











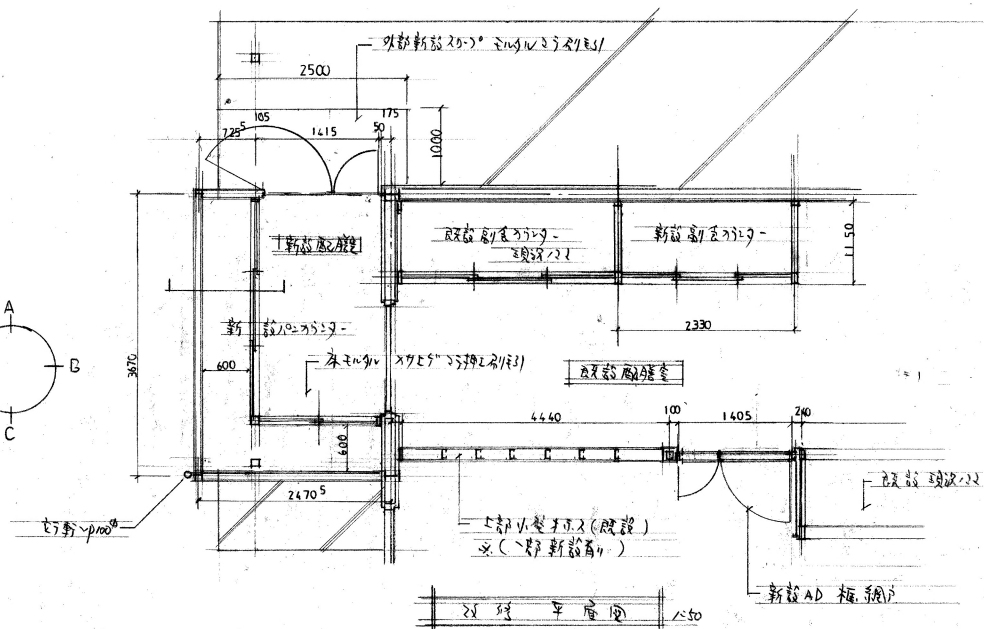


					守口市 教育委員会 施設課		工事名称 新小学校給食棟改修工事		設計年月日 平成12.5.		縮尺 1/50
					課長 係長 係員 設計		図面名称 現況平面図		図面番号 A-3		

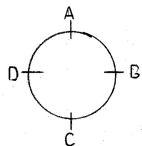

給水管 H1VP20
給湯管 CUP20 (断熱被覆銅管)

給水管で壁中ヒートはワンタッチ式で下へ
保温する。配管の支保は鉄筋より支持すること。

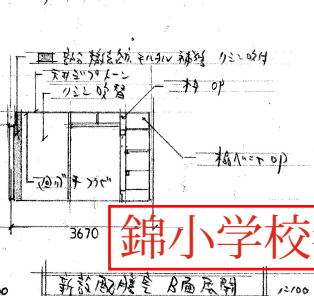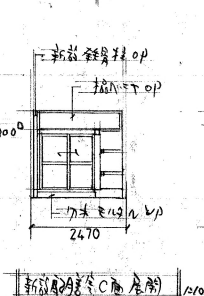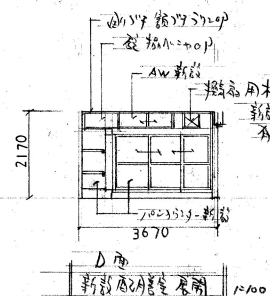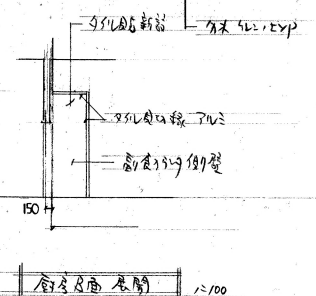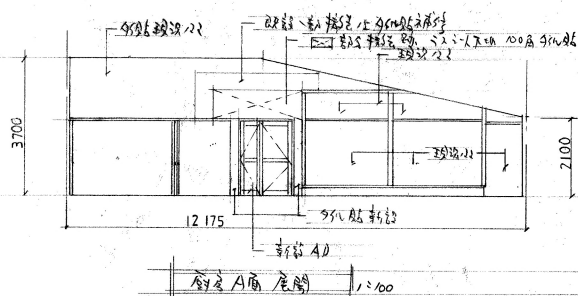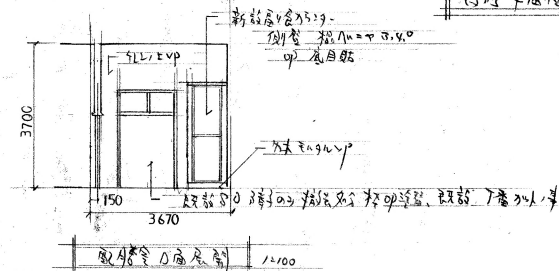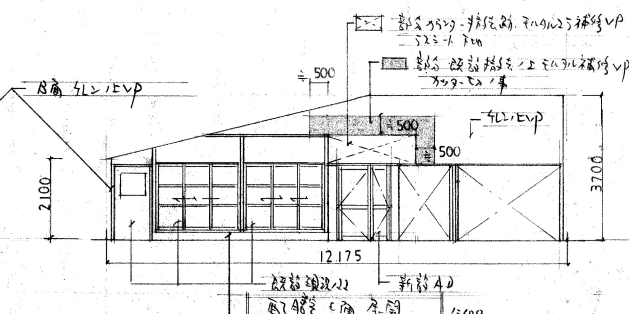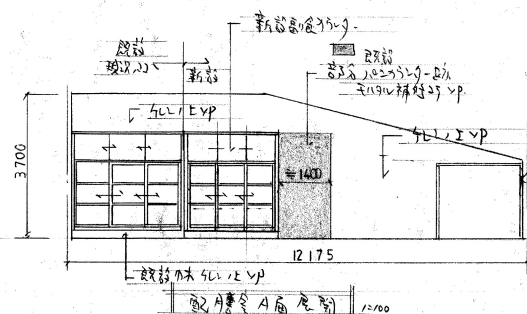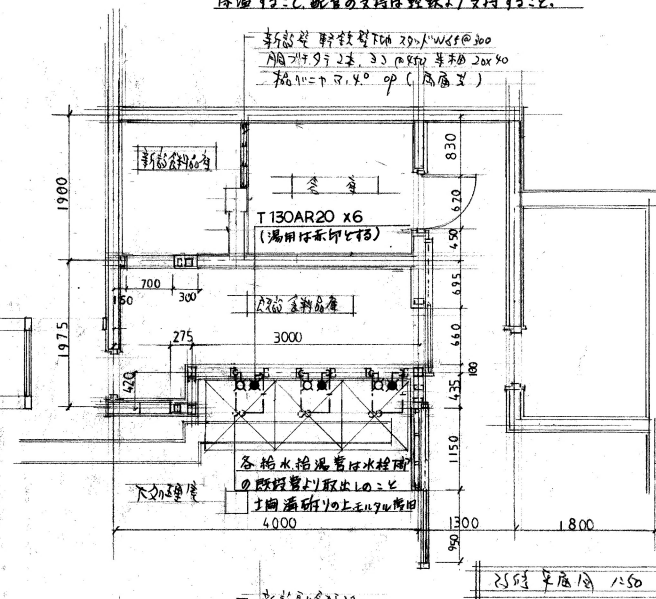

錦小学校参考図

守口市 教育委員会 施設課				錦小学校給食棟改修工事		設計年月日	縮尺 1/100
				25年度平面図, 25年度展開図, 給水給湯設備図		平成12.5.	
						図面番号	
						A-4	50