

旧佐太老人福祉センター解体工事 特記仕様書

Ⅰ 工事概要

1. 工事場所

守口市佐太中町7丁目5番2号

2. 建物概要

建 物 名	構 造	階 数	延面積 (㎡)	敷地面積 (㎡)	消防令別表1の区分	備 考
旧佐太老人福祉センター (付属施設含む)	RC造	地上2階	約858.412m2	約1,971.37m2		

3. 工事概要

本工事は、上記施設 (付属施設含む) の解体にかかわる図中指示の電気設備を撤去するもの。

4. 工事種目 (●印を適用し、各一式とする。)

建物及び屋外		旧佐太老人福祉センター						屋 外
工事種目								
電 灯 設 備	●	○	○	○	○	○	○	
動 力 設 備	●	○	○	○	○	○	○	
電 熱 設 備	○	○	○	○	○	○	○	
雷 保 護 設 備	○	○	○	○	○	○	○	
受 変 電 設 備	●	○	○	○	○	○	○	
静 止 形 電 源 設 備	○	○	○	○	○	○	○	
発 電 設 備	○	○	○	○	○	○	○	
構 内 情 報 通 信 網 設 備	○	○	○	○	○	○	○	
構 内 交 換 設 備	○	○	○	○	○	○	○	
情 報 表 示 設 備	○	○	○	○	○	○	○	
映 像 ・ 音 響 設 備	○	○	○	○	○	○	○	
拡 声 設 備	○	○	○	○	○	○	○	
誘 導 支 援 設 備	○	○	○	○	○	○	○	
テ レ ビ 共 同 受 信 設 備	○	○	○	○	○	○	○	
テ レ ビ 電 波 障 害 防 除 設 備	○	○	○	○	○	○	○	
監 視 カ メ ラ 設 備	○	○	○	○	○	○	○	
駐 車 場 管 制 設 備	○	○	○	○	○	○	○	
防 犯 ・ 入 退 室 管 理 設 備	●	○	○	○	○	○	○	
自 動 火 災 報 知 設 備	○	○	○	○	○	○	○	
中 央 監 視 制 御 設 備	●	○	○	○	○	○	○	
	○	○	○	○	○	○	○	
撤 去 工 事	●	○			○	○	○	●
構 内 配 電 線 路	(外灯設備も含む)							●
構 内 通 信 線 路	(遠隔水道検針設備も含む)							○
建築工事	○ (別図による)							
機械関係設備	○ (別図による)							

- Ⅱ 工事仕様書
1. 特記仕様書及び図面に記載されていない事項は、国土交通省大臣官房官庁営繕部の「建築物解体工事仕様書（最新版）」（以下、「解体工事仕様書」という。）による。
2. 特記仕様
- 1) 項目及び特記事項は、●印のついたものを本工事に適用する。ただし●印のない場合は※印を適用する。
- 2) 工事種目に機械設備工事及び建築工事を含む場合、その仕様は当該図面による。
- 3) 工事の分類 ●全館無人改修 ○執務並行改修




種目	項目	特記事項
一般共通事項	●仕様書適用範囲	●解体工事仕様書（※全部 ○図示）
	●施工調査	改修標準仕様書によるほか、下記による。
		施工計画調査 事前調査
		調査項目（○ ○ ○） 調査項目（○ ○ ○）
		調査範囲（○図示 ○） 調査範囲（○図示 ○）
		調査方法（○図示 ○） 調査方法（○図示 ○）
		調査方法（○図示 ○）
		○非破壊調査 放射線透過検査による埋設物の事前調査を行う。
		●既存機器へのPCB混入の有無について調査し、監督員に報告する。なお、外部機関による検査が必要な場合の費用は本工事に含むものとする。（含有の場合の保管容器含む）
	○仮設備	仮設備項目（○受変電 ○発電 ○） 仮設備期間（○図示 ○）
	●発生材の処理等	●引渡しを要するもの ※無 ○有 （○金属類 ○盤類 ○電線、ケーブル ○）
		●特別管理産業廃棄物 （※PCB含有機器 ●蛍光灯処理 ○）
		●特別管理産業廃棄物の処理方法 ※PCBを含有する電気機器等は、「ポリ塩化ビフェニル廃棄物の適切な処理の推進に関する特別措置法（平成13年法律第65号）」によるほか、関係法令に従い適切に保管し、市に引き渡すものとする。
		ただし、別工事においてPCB処理を行う際には、円滑に進むよう調整すること。
		●蛍光灯は構外に搬出し、再生資源化を図るものとする。
		なお、搬出・処理に伴う費用は本工事に含むものとする。
		●金属類は構外に搬出し、再生資源化を図るものとする。
		なお、搬出・処理に伴う費用は本工事に含むものとする。

種目	項目	特記事項
一般共通事項	○発生材の処理等（続き）	○引渡しを要するもの、PCBを含有する電気機器等以外は構外に搬出し、元請業者の責任において適切に処理するものとする。
		○放射性物質を含むイオン化式感知器の回収は、製造業者又は販売業者に委託する。なお、搬出・処理に伴う費用は本工事に含むものとする。
		再生資源化を図るもの
		所在地 備考
	○アスファルト・コンクリート塊	
	○コンクリート塊	
	○木材	
	その他発生材	所在地 備考
	○建設汚泥	
	○	
一般共通事項	○設備機材等	本工事に使用する設備機材等は、設計図書に規定する所要の品質及び性能を有するものとする。但し、別表1に示す設備機材等の製造者等は次の1)から6)の事項を満たすものとし、証明となる資料又は外部機関が発行する資料等の写しを監督職員に提出して承諾を受けるものとする。
		1) 品質及び性能に関する試験データが整備されていること。
		2) 生産施設及び品質の管理が適切に行われていること。
		3) 安定的な供給が可能であること。
		4) 法令等で定める許可、認可、認定又は免許等を取得していること。
		5) 製造又は施工の実績があり、その信頼性があること。
		6) 販売、保守等の営業体制が整えられていること。
		また、  印は「国等による環境物品等の調達の推進等に関する法律」（以下、「グリーン購入法」という。）の特定調達物品を示す。
	○化学物質を放散させる建築材料等の使用制限	本工事に使用する建築材料等は、設計図書に規定する所要の品質及び性能を有するものとし、次の（1）から（5）を満たすものとする。
		（1）合板、木質系フローリング、構造用パネル、集成材、単板積層材、MDF、パーティクルボード、その他の木質建材、ユリア樹脂板、仕上げ塗材及び壁紙は、ホルムアルデヒドを放散させないか、放散が極めて少ないものとする。
		（2）保温材、緩衝材、断熱材はホルムアルデヒド及びスチレンを放散させないか、放散が極めて少ないものとする。
		（3）接着剤はフタル酸ジ-n-ブチル及びフタル酸ジ-2-エチルヘキシルを含有しない難揮発性の可塑剤を使用し、ホルムアルデヒド、アセトアルデヒド、トルエン、キシレン、エチルベンゼンを放散させないか、放散が極めて少ないものとする。
		（4）塗料はホルムアルデヒド、トルエン、キシレン、エチルベンゼンを放散させないか、放散が極めて少ないものとする。
		（5）上記（1）、（3）及び（4）の建築材料等を使用して作られた家具、書架、実験台、その他の什器等は、ホルムアルデヒドを放散させないか、放散が極めて少ないものとする。
		なお、ホルムアルデヒドを放散させないものとは放散量が規制対象外のものを、ホルムアルデヒドの放散が極めて少ないものとは放散量が第三種のもをいい、原則として規制対象外のものを使用するものとするが、該当する材料等がない場合は、第三種のものを使用するものとする。
		また、「ホルムアルデヒドの放散量」は次のとおりとする。
一般共通事項	ホルムアルデヒドの放散量	該当する設備材料
	規制対象外	① J I S及びJ A SのF☆☆☆☆規格品
		② 建築基準法施行令第20条の7第4項による国土交通大臣認定品
		③ 下記表示のあるJ A S規格品
		a. 非ホルムアルデヒド系接着剤使用
		b. 接着剤等不使用
		c. 非ホルムアルデヒド系接着剤及びホルムアルデヒドを放散させない材料使用
		d. ホルムアルデヒドを放散させない塗料等使用
		e. 非ホルムアルデヒド系接着剤及びホルムアルデヒドを放散させない塗料使用
		f. 非ホルムアルデヒド系接着剤及びホルムアルデヒドを放散させない塗料等使用
	第三種	① J I S及びJ A SのF☆☆☆☆規格品
		② 建築基準法施行令第20条の7第3項による国土交通大臣認定品
		③ 旧J I SのE ₁ 規格品
		④ 旧J A SのF ₀ 規格品
	○室内空気中の化学物質の濃度測定及び確認	○8時間測定 延べ（ ）箇所 ※24時間測定 延べ（ ）箇所 1) 測定対象室および各室測定箇所数 ※仕上表による ○図示 2) 測定対象物質 ※室内空気中のホルムアルデヒド、トルエン、キシレン、スチレン、エチルベンゼン 測定はバッシュ型採取機器により行う。 測定条件等は、監督職員の指示による。 測定対象物質の濃度を測定し、報告すること。

種目	項目	特記事項
一般共通事項	○電気工作物の種類	※事業用電気工作物 ○一般用電気工作物
	○保安規程	「国土交通省近畿地方整備局営繕工事事業用電気工作物保安規程」を（※準用 ○適用）し、同第11条に定める電気保安技術者をおくものとする。又、この者は改修標準仕様書による電気保安技術者を兼務することができる。各書類等の宛先は主任技術者を工事担当技術者に読み変えるものとする。
	○電気工事士	契約電力500kW以上の場合も、第一種電気工事士により施工を行う。
	○工事用電力、水、その他	本工事に必要な工事用電力、水等の費用及び官公署への諸手続き等の費用は、請負者の負担とする。
	○工事用仮設物	構内につくることが（●できる ○できない）
	○監督職員事務所	※設けない ○設ける（規模：㎡ 程度） 仕上げる程度は、下表を標準とする。
		仕上げ表
		部位等 仕上げ
		床 合板張り又はビニル床シート張り
		内壁・天井 合板又はせっこうボード張り、合成樹脂エマルションペイント塗り
		屋根 塗装溶融垂鉛めっき鋼板張り、又は鉄板張り、調合ペイント塗り
		休憩室 畳敷き
		監督職員事務所の備品等 ※設ける ○設けない
	●足場・さん橋類	別契約の関係請負者が定置したものは、無償で使用できる。
	●建設発生土の処分	●構内指示の場所に敷きならし ○構内指示の場所にたい積 ○構外搬出適切処理（処分地： ）
	●工事写真	建設大臣官房官庁営繕部改修の「工事写真の撮り方（改訂第2版）建築設備編」による（建築工事が含まれる場合は、建築図による）ほか、監督職員の指示による。ただし、画像データの編集は名称のみとする。
	●完成図等	工事完成後、監督職員の指示に従い完成図等を作成し提出する。
	●電子データの提出等	図面等データ ○JWW ○SFX（又はDXF） ○PDF ○その他任意のCAD形式 ○JPEGもしくはTIFF
一般共通事項	●著作権等	当該建物において取得する、施工図等の著作権に係わる当該建物に限る使用权は、発注者に委譲するものとする。
	○耐震施工	設備機器の固定は、国土交通省国土技術政策総合研究所・独立行政法人建築総合研究所監修の「建築設備耐震設計・施工指針2005年版」による。なお設計用水平地震力は、次に示す設計用標準水平震度に、機器の重量（kN）を乗じたものとする。また、設計用鉛直地震力は、設計用水平地震力の1/2とする。
		設計用標準水平震度
		設置場所 ○特定の施設 ※一般の施設
		重 要 一 般 重 要 一 般
		機器 水槽類 機器 機器 水槽類 機器
		上層階、屋上及び塔屋 2.0(2.0) 2.0 1.5(2.0) 1.5(2.0) 1.5 1.0(1.5)
		中 間 階 1.5(1.5) 1.5 1.0(1.5) 1.0(1.5) 1.0 0.6(1.0)
		1階及び地下階 1.0(1.0) 1.5 0.6(1.0) 0.6(1.0) 1.0 0.4(0.6)
		注、（ ）内の数値は、防振支持の機器の場合に適用する。
		重要機器（水槽類）は、下記による。（水槽類にはオイルタンク等を含む。）
		○配電盤 ○直流電源装置 ○非常用発電装置 ○交換機 ○
		○電算用電源 ○中央監視装置 ○UPS装置 ●自動火災報知装置 ○
		上層階の定義は、次による。
		6階建以下の場合は最上階、7～9階建の場合は上層2階、10～12階建の場合は上層3階、13階建以上の場合は上層4階
一般共通事項	○風圧力に対する性能	建築基準法に基づき定められた風速及び地表面粗度区分
	○風圧力（耐風力）	V ₀ （○30 ○32 ○34） 地表面粗度区分（○Ⅰ ○Ⅱ ○Ⅲ ○Ⅳ）
		建築基準法施行令第87条に定めるところによる風圧力（耐風力）検討（計算）書を監督職員に提出する。なお、検討（計算）範囲には、それぞれの取付部分を含めるものとする。
		○受雷部システム及び引下げ導線システム ○太陽光発電装置 ○風力発電装置
		○テレビ共同受信用アンテナ及びアンテナマスト ○
	○電線	特記なきものはEM-IEとする。
	○電線類	EM電線、EMケーブルで規格等の記載のないものは、ハロゲン及び鉛を含まない材料で構成されたものとし、次の記号及び仕様による。
		EM-アクセスフロア JCS4502（600Vアクセスフロア用耐燃性ポリエチレンシースケーブル）による600Vアクセスフロア用ポリエチレン絶縁耐燃性ポリエチレンシースケーブル（EM-E）及び600Vアクセスフロア用架橋ポリエチレン絶縁耐燃性ポリエチレンシースケーブル（EM-C）を示す。
		EM-電子ボタン電話用ケーブル JCS9076（耐燃性ポリエチレンシース屋内用ボタン電話ケーブル）に準じ、対が10P未満のもの
		EM-UTP JIS X 5150により、絶縁材にJCS規格によるEMケーブルの耐燃性ポリエチレンを用いたもの
	○電線管	図面上PF管であっても、分電盤、端子盤等の2次側で第1ボックスまで、及び露出部分は金属管で施工する。その場合、電線の収容本数は内線規程による。
		電線管表示（19）（25）～（75）で特記なき場合は、わじなし電線管とする。
	○電線本数、管路等	屋外の配管及び図中、特記のある露出配管は塗装を行う。屋外配管の支持材は、SUS製とする。
		床埋込配管は、（PF22）相当以下とする。
		最上階のスラブでモルタル防水及び樹脂防水の場合、埋込配管は避けるのを原則とする。
一般共通事項	○ボックス	分電盤、制御盤、端子盤等の2次側以降の配線経路、電線太さ、電線本数、管径等は監督職員の承諾を受けて変更することができる。
		PF管で配管する場合は、合成樹脂製ボックスを使用する。

工事名称		旧佐太老人福祉センター解体工事			令和6年度 図面サイズ
図面名称		特記仕様書			A2
設計事務所	株式会社CADS			代 表 設 計 作 図 縮 尺	E
				清水 鈴木 鈴木 -	001 013


	蛍光灯 直付又は埋込	40w x 2		増巾器・マイク・スタンド付、別途
	〃	40w x 1		天井埋込スピーカー
	〃	20w x 1		壁掛型
	〃	20w x 4		トランペット
	〃	又は埋込		端子器
	〃	30w x 6		
	〃	壁付		
	〃	直付		
	〃	壁埋込		
	〃	壁付		
	〃	40w x 1		
	〃	10w x 1		テレビ受口・警告器
	〃	直付		分配器収納箱
	〃	20w x 2		7素子アンテナ
	〃	20w x 3		
	白熱灯 コードペンダント	30w x 2		電話用アクトレット・ノズルポート
	〃	60w x 1		继电器箱
	〃	40w x 1		非常用押切・復旧式スイッチ
	水銀灯	100w x 1		全上老人表示器
	コンセント			溢水警報器・満減水警報器
	トグルスイッチ 片切・3路・バリエット付			電極棒
	自動減光器			動力制御盤
	換気扇			ハンドル
	電灯分電盤			パネルボックス
	全上回路番号			
	分岐開閉器			
	天井・壁埋込、ハムヤイ配管配線			
	床			

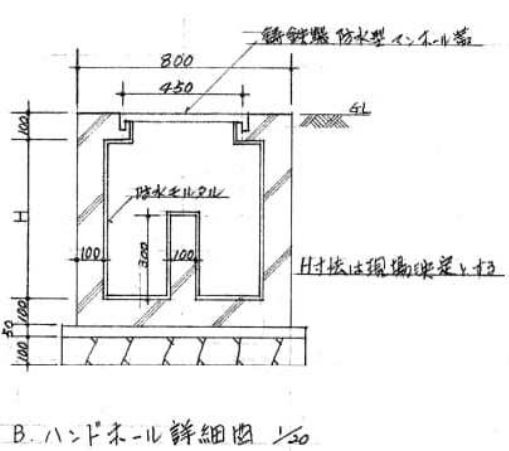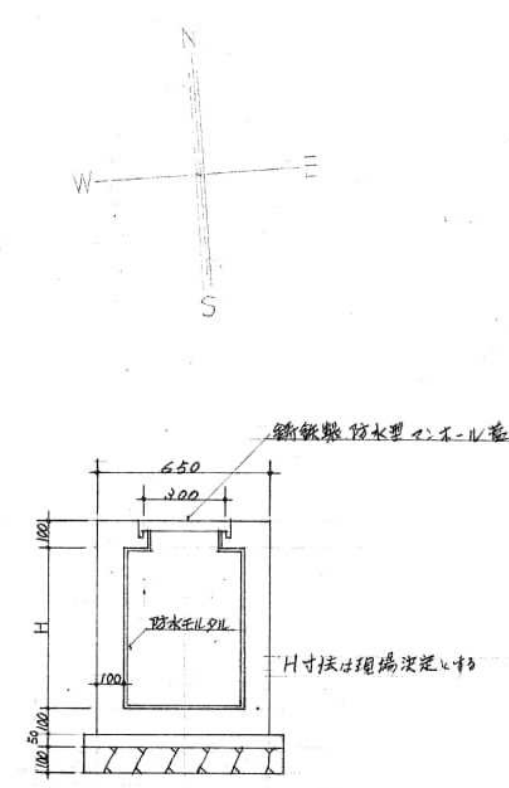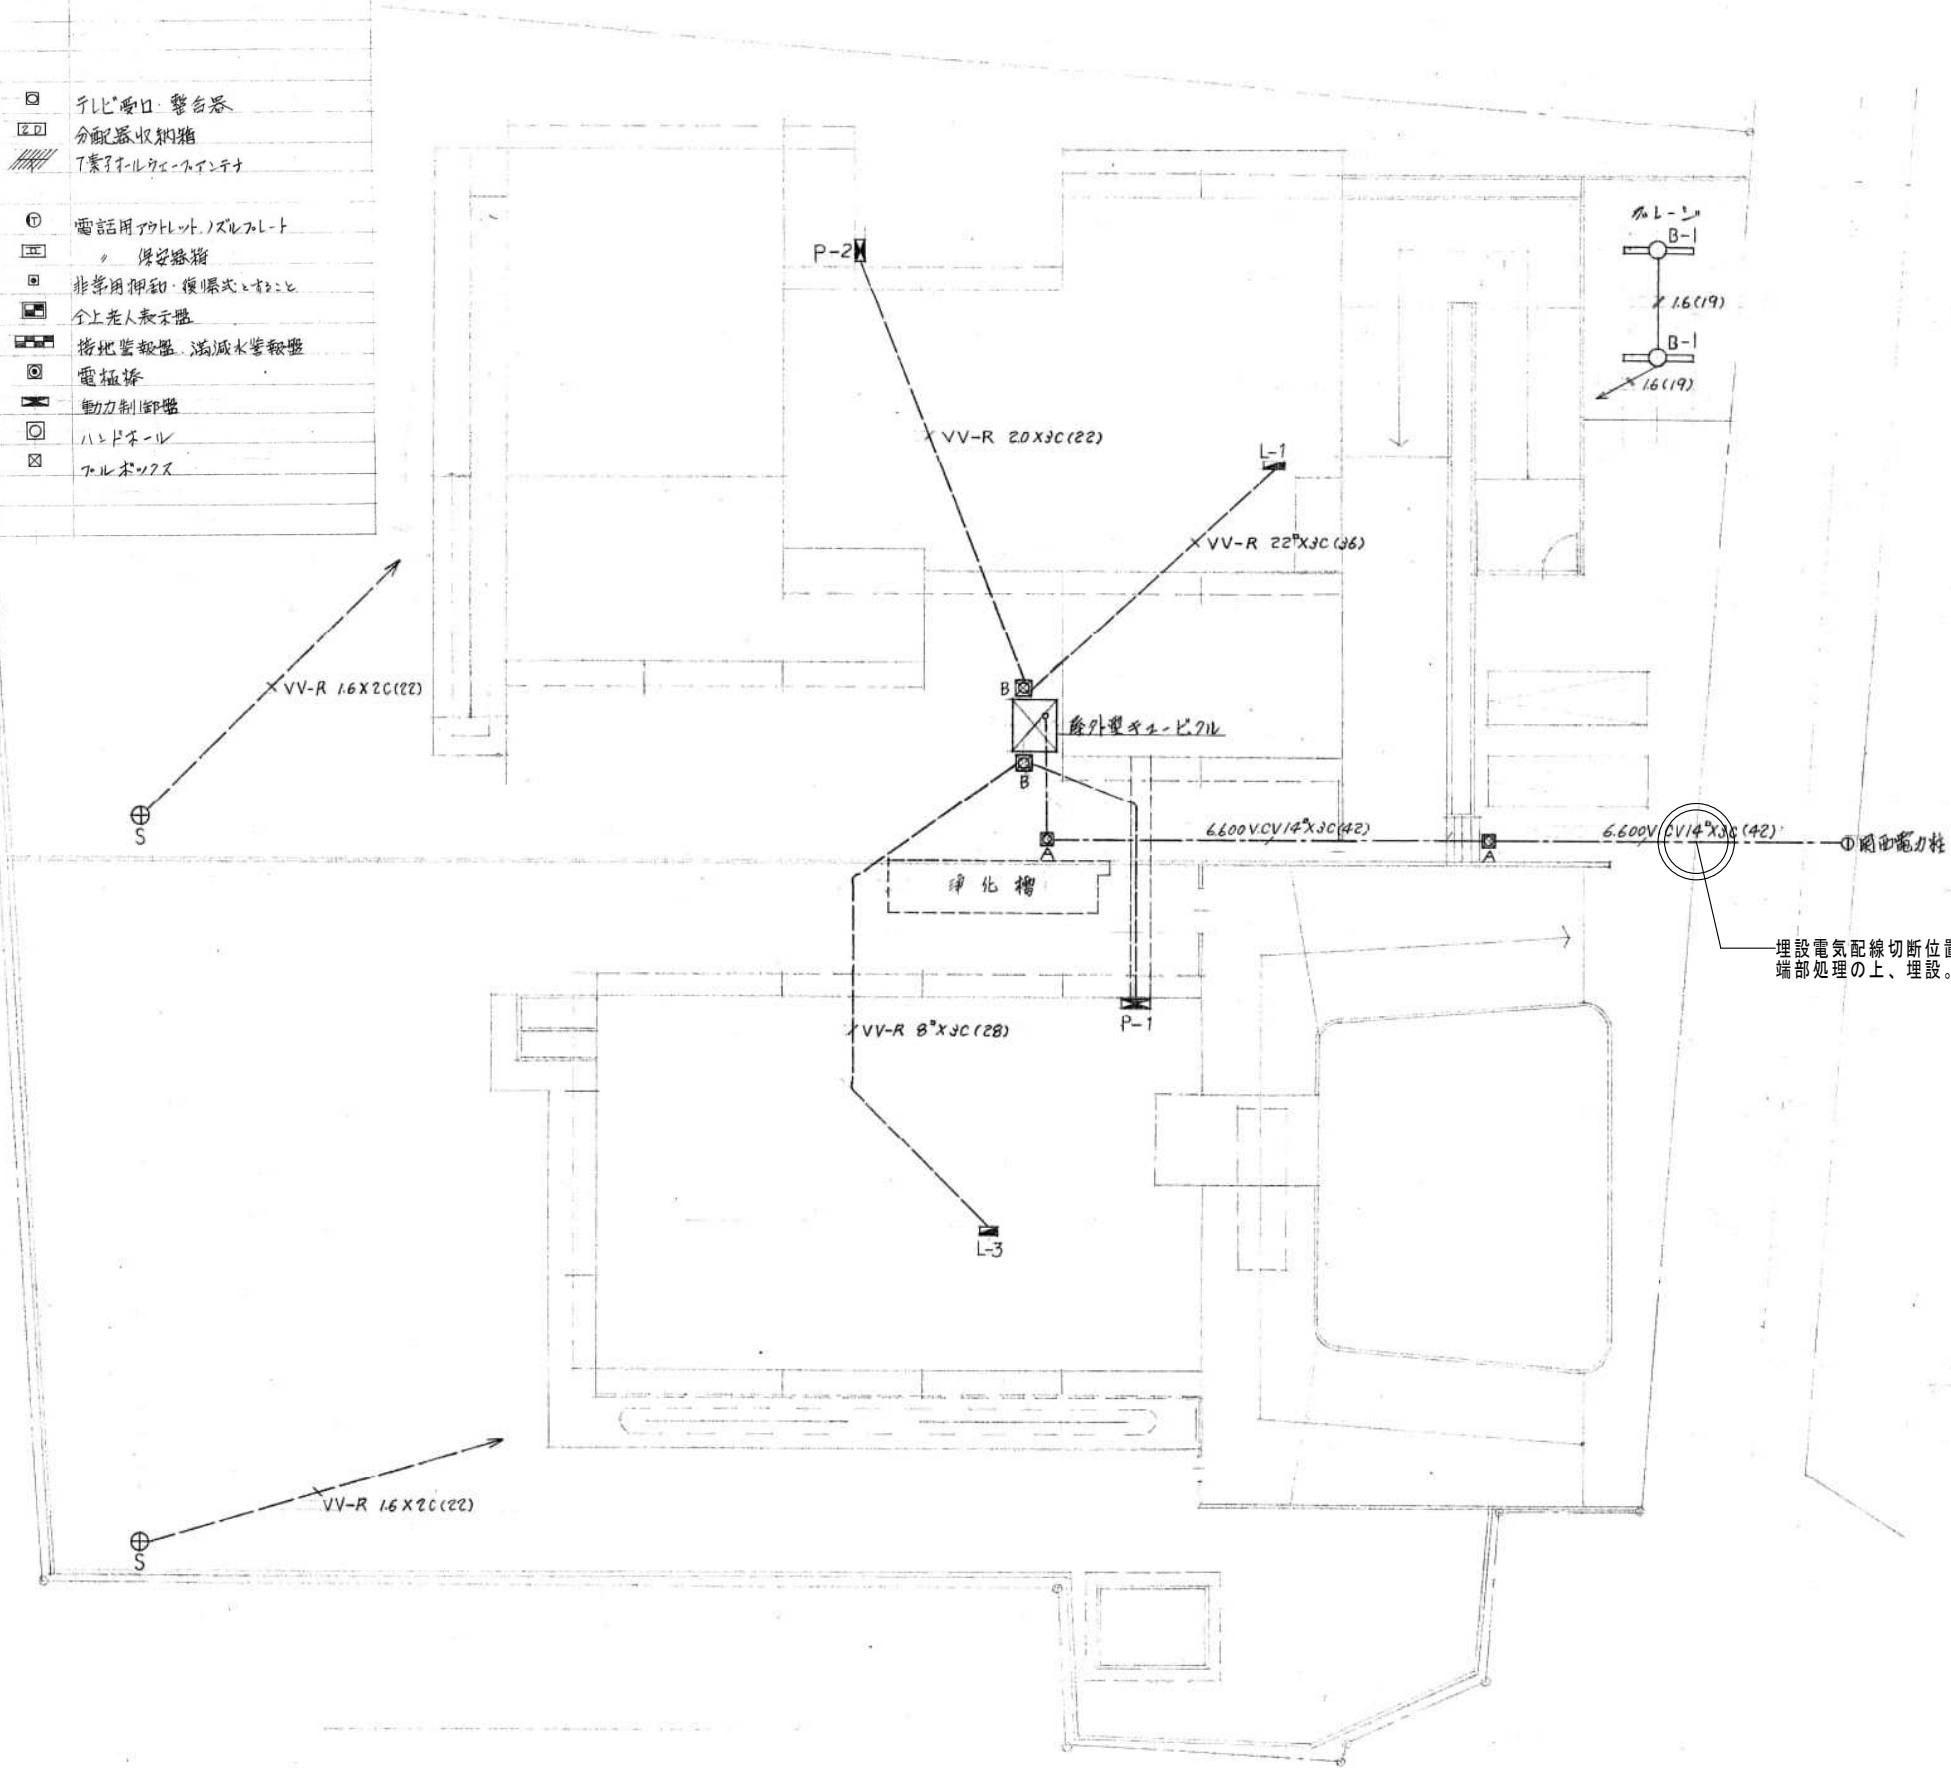

参考図面

工事名称	旧佐太老人福祉センター解体工事				令和6年度
図面名称	電気設備 配置図				図面サイズ
設計事務所	株式会社C A D S				A2
	代表	設計	作図	縮尺	E
	清水	鈴木	鈴木	1/20 1/300	002 1/300


	蛍光灯 直付又は埋込	40w x 2		増巾巻	マイク・スタンド付、別送
	" "	40w x 1		天井埋込スピーカー	
	" "	20w x 1		壁掛け	別送
	" 又は埋込	20w x 4		トランペット	
	" "	20w x 6		端子盤	
	壁付	10w x 1			
	直付	"			
	壁埋込	"			
	壁付	40w x 1			
	" "	10w x 1		千里警口・警音器	
	" "	20w x 2		分配器収納箱	
	直付	20w x 3		7素子フルウェーブアンテナ	
	白熱灯 コード・バズント	30w x 2			
	" "	60w x 1			
	" "	40w x 1			
	水銀灯	100w x 1			
	コンセント				
	トングスイッチ 片切・3路・ハロゲン付				
	自動卓滅器				
	換気扇				
	電灯分電盤				
	全上回路番号				
	分岐開閉器				
	天井壁埋込、いんかい配管配線				
	床 " " 床中配管配線				
				電話用アクトットノズル	
				保安警報	
				非常用押切・模倣式・おとしこ	
				全上老人表示器	
				接地警報器、減滅水警報器	
				電極棒	
				動力制御盤	
				ハンドポール	
				フルボツス	

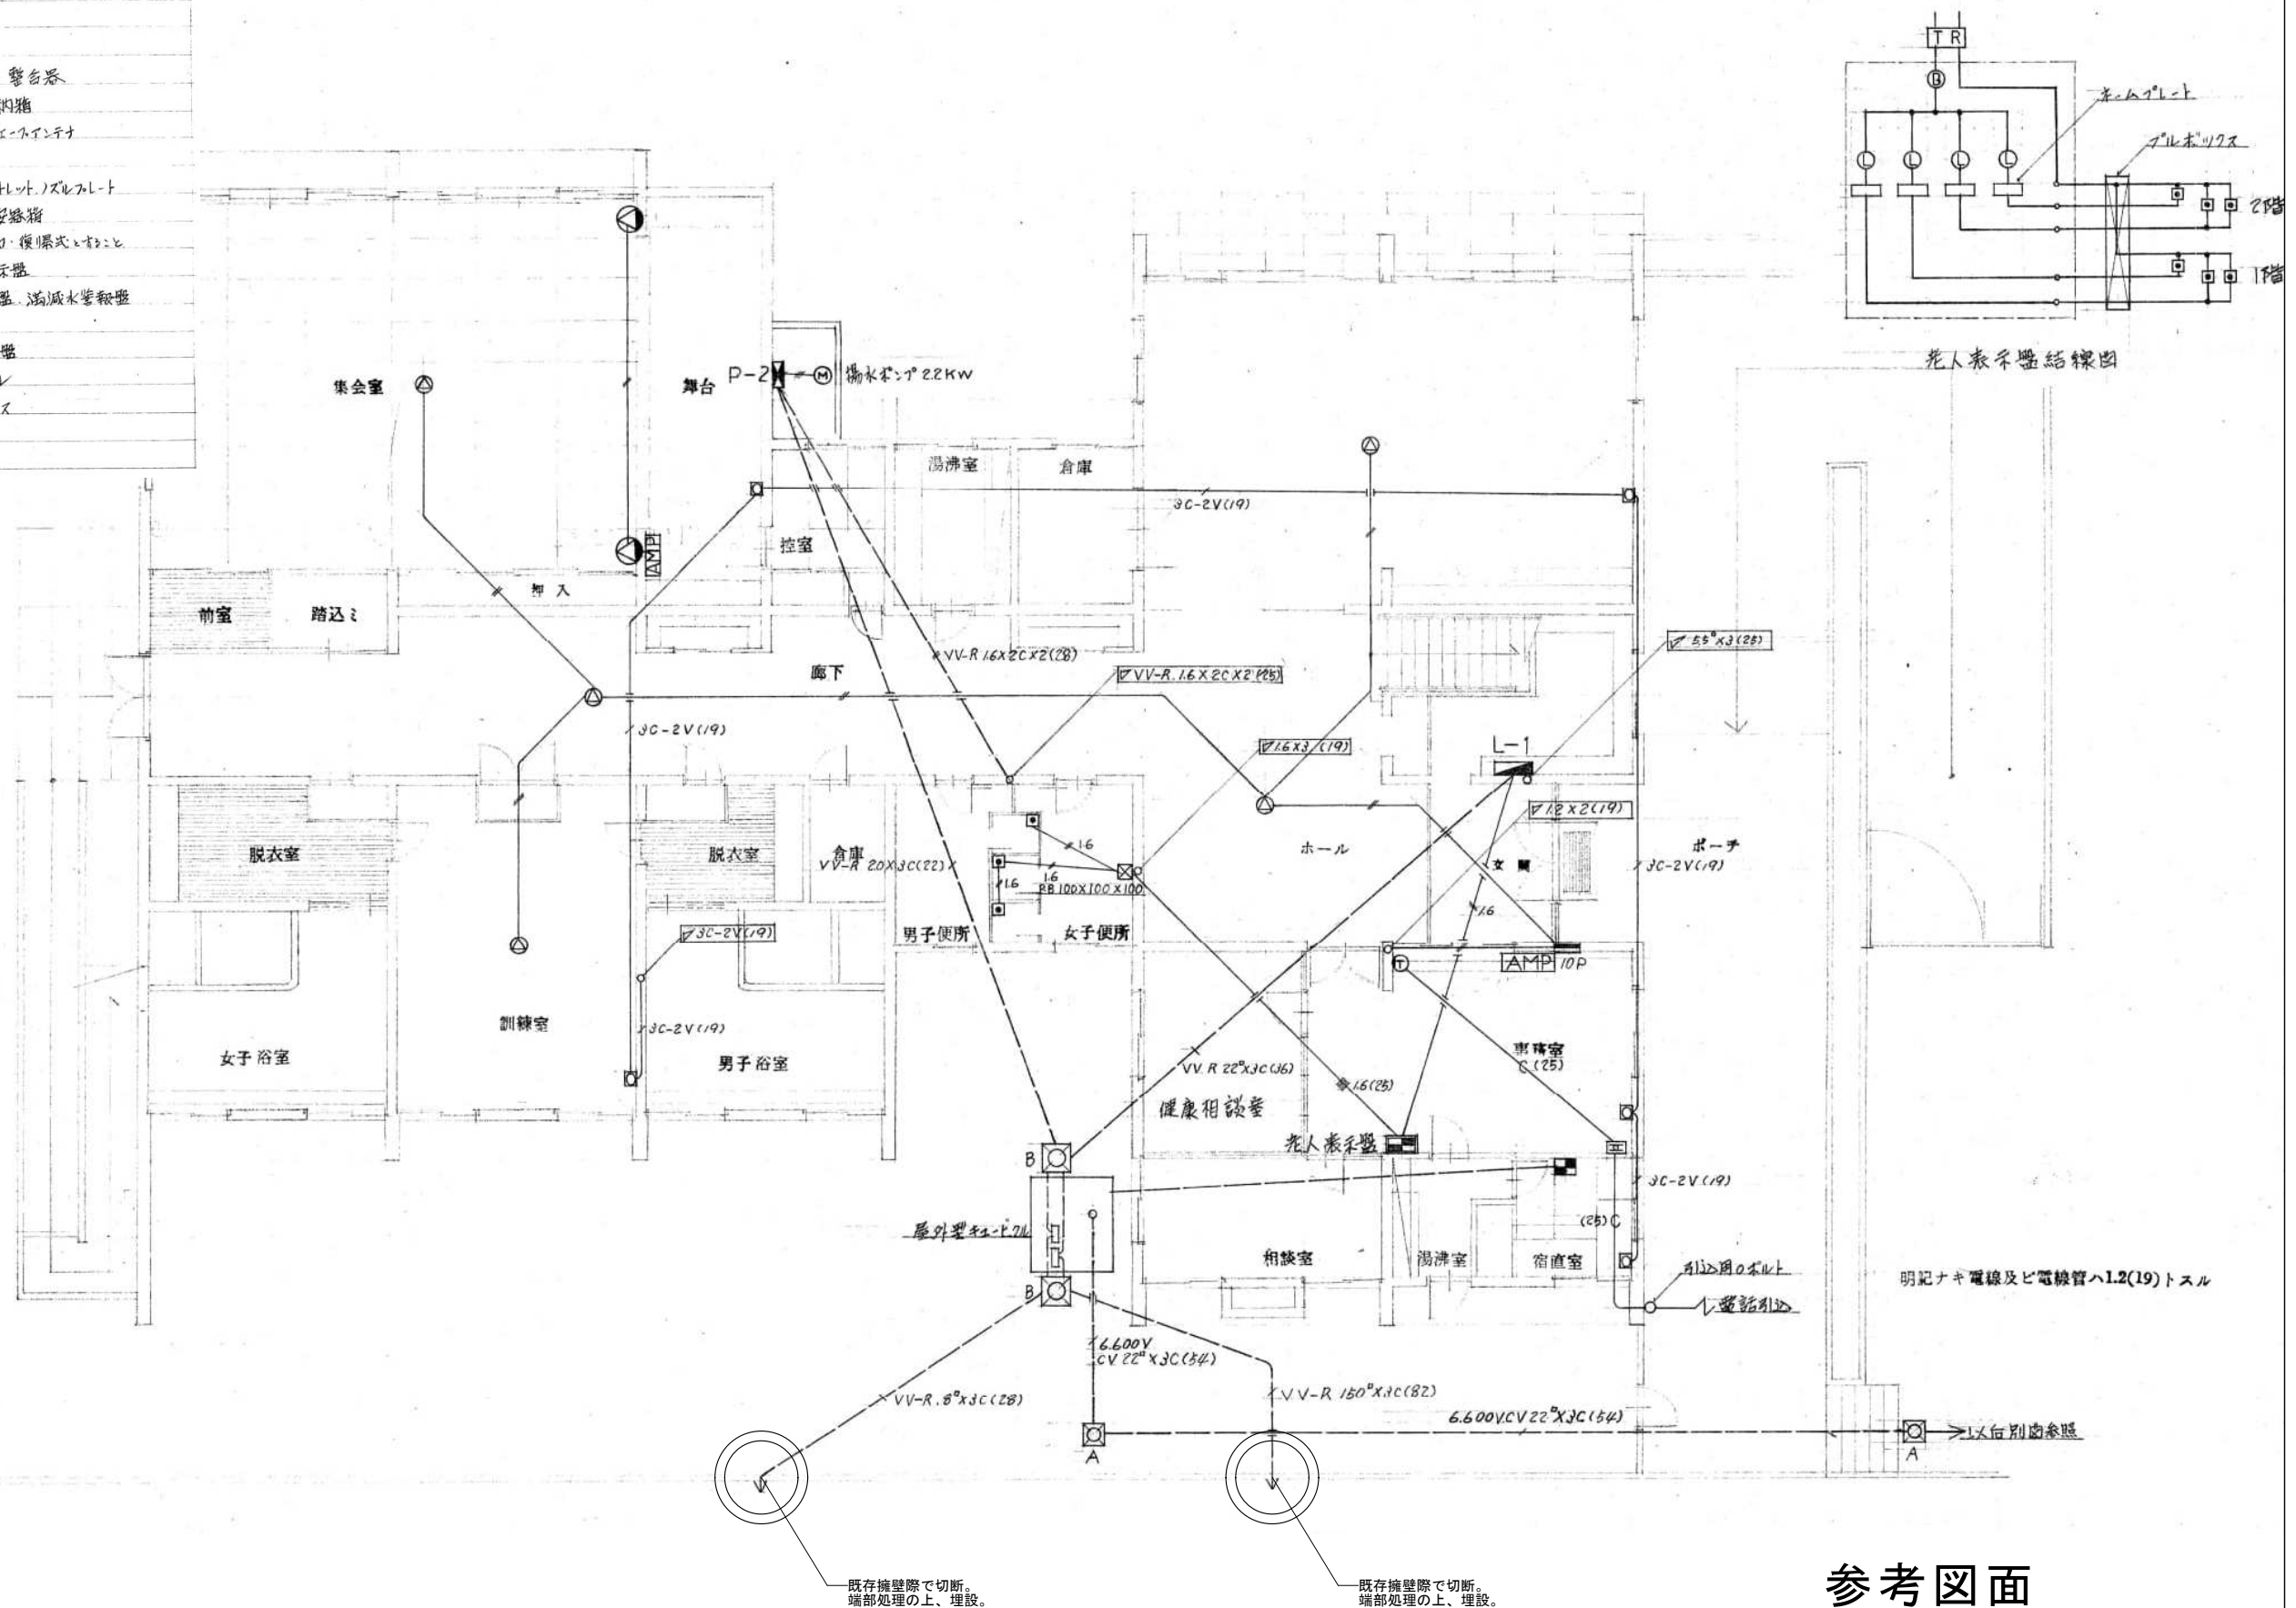

参考図面

工事名称		旧佐太老人福祉センター解体工事				令和6年度 図面サイズ
図面名称		幹線・動力・弱電設備 1階平面図				A2
設計事務所	株式会社CADS	代 表 設 計 作 図 縮 尺				E
		清水	鈴木	鈴木	1/100	003 013


	蛍光灯 直付又は埋込	40w x 2		増巾器	マイク・スタンド付、別途
	"	40w x 1		天井埋込スピーカー	
	"	20w x 1		壁掛型	別途
	"又は埋込	20w x 4		トランペット	
	"	30w x 6		端子盤	
	壁付	10w x 1			
	直付	"			
	壁埋込	"			
	壁付	40w x 1			
	"	10w x 1		テレビ受口・警告器	
	直付	20w x 2		分配器収納箱	
	直付	20w x 3		工業用アンテナ	
	白熱灯 コードペンダント	30w x 2			
	"	60w x 1		電話用アクトット、ノズルプレート	
	"	40w x 1		保護線箱	
	水銀灯	100w x 1		非等価抑制・復帰式リレー	
	コンセント			全上老人表示器	
	トグルスイッチ 光切・3路・10Vレット付			接地警報器、漏洩水警報器	
	自動検知器			電插座	
	換気扇			動力制御盤	
	電灯分電盤			ハンドパネル	
	全上回路番号			アルボックス	
	分岐開閉器				
	天井・壁埋込、いんぐい配管配線				
	床 " " " 地中配管配線				

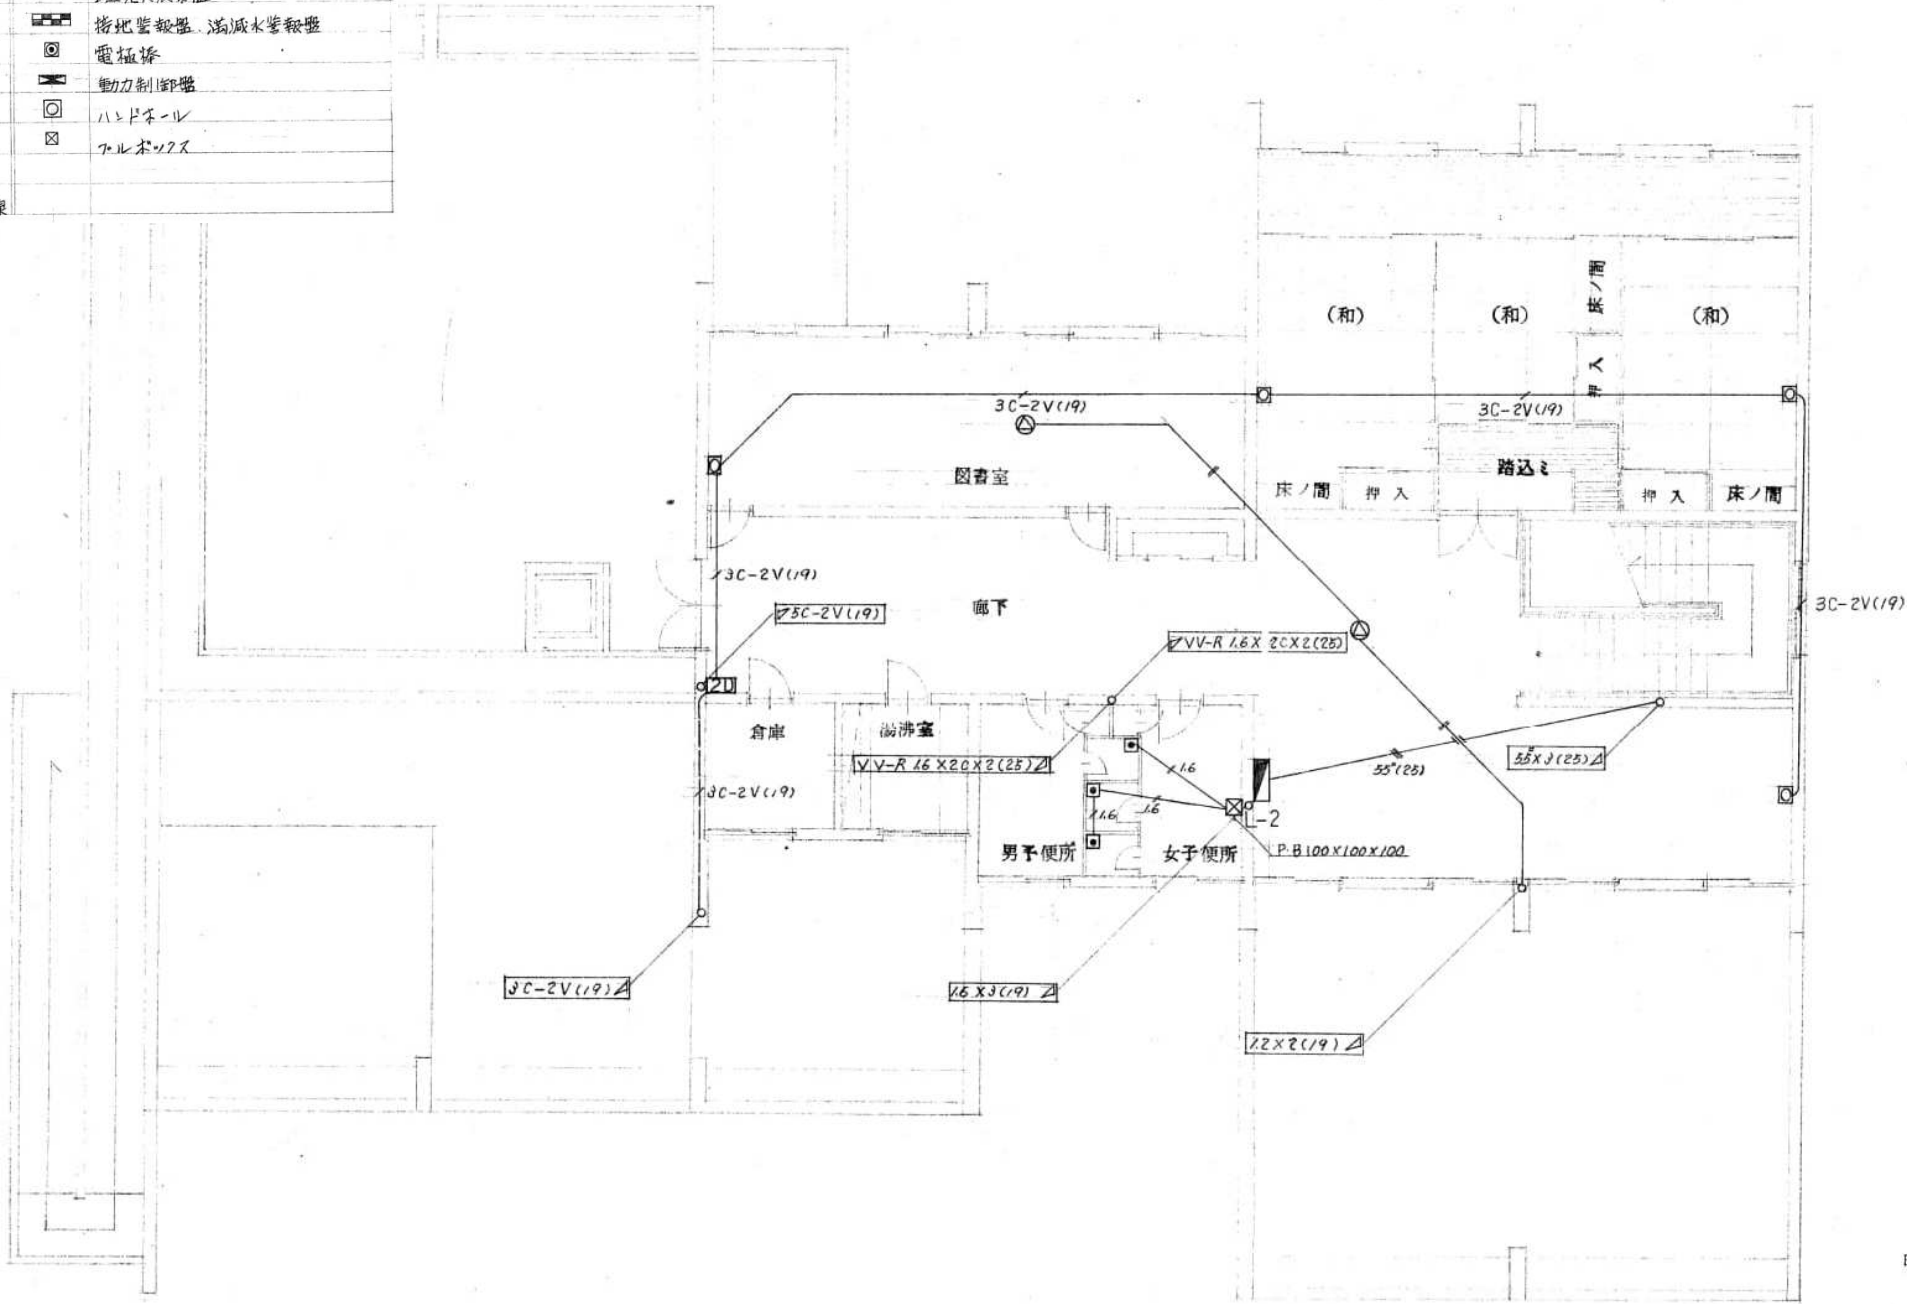

明記ナキ電線及び電線管ハ1.2(19)トスル


参考図面

工事名称	旧佐太老人福祉センター解体工事				令和6年度 図面サイズ
図面名称	幹線・動力・弱电設備 2階平面図				A2 E
設計事務所	株式会社C A D S		代 表 設 計 作 図 縮 尺		004 013
			清水	鈴木 鈴木 1/100	

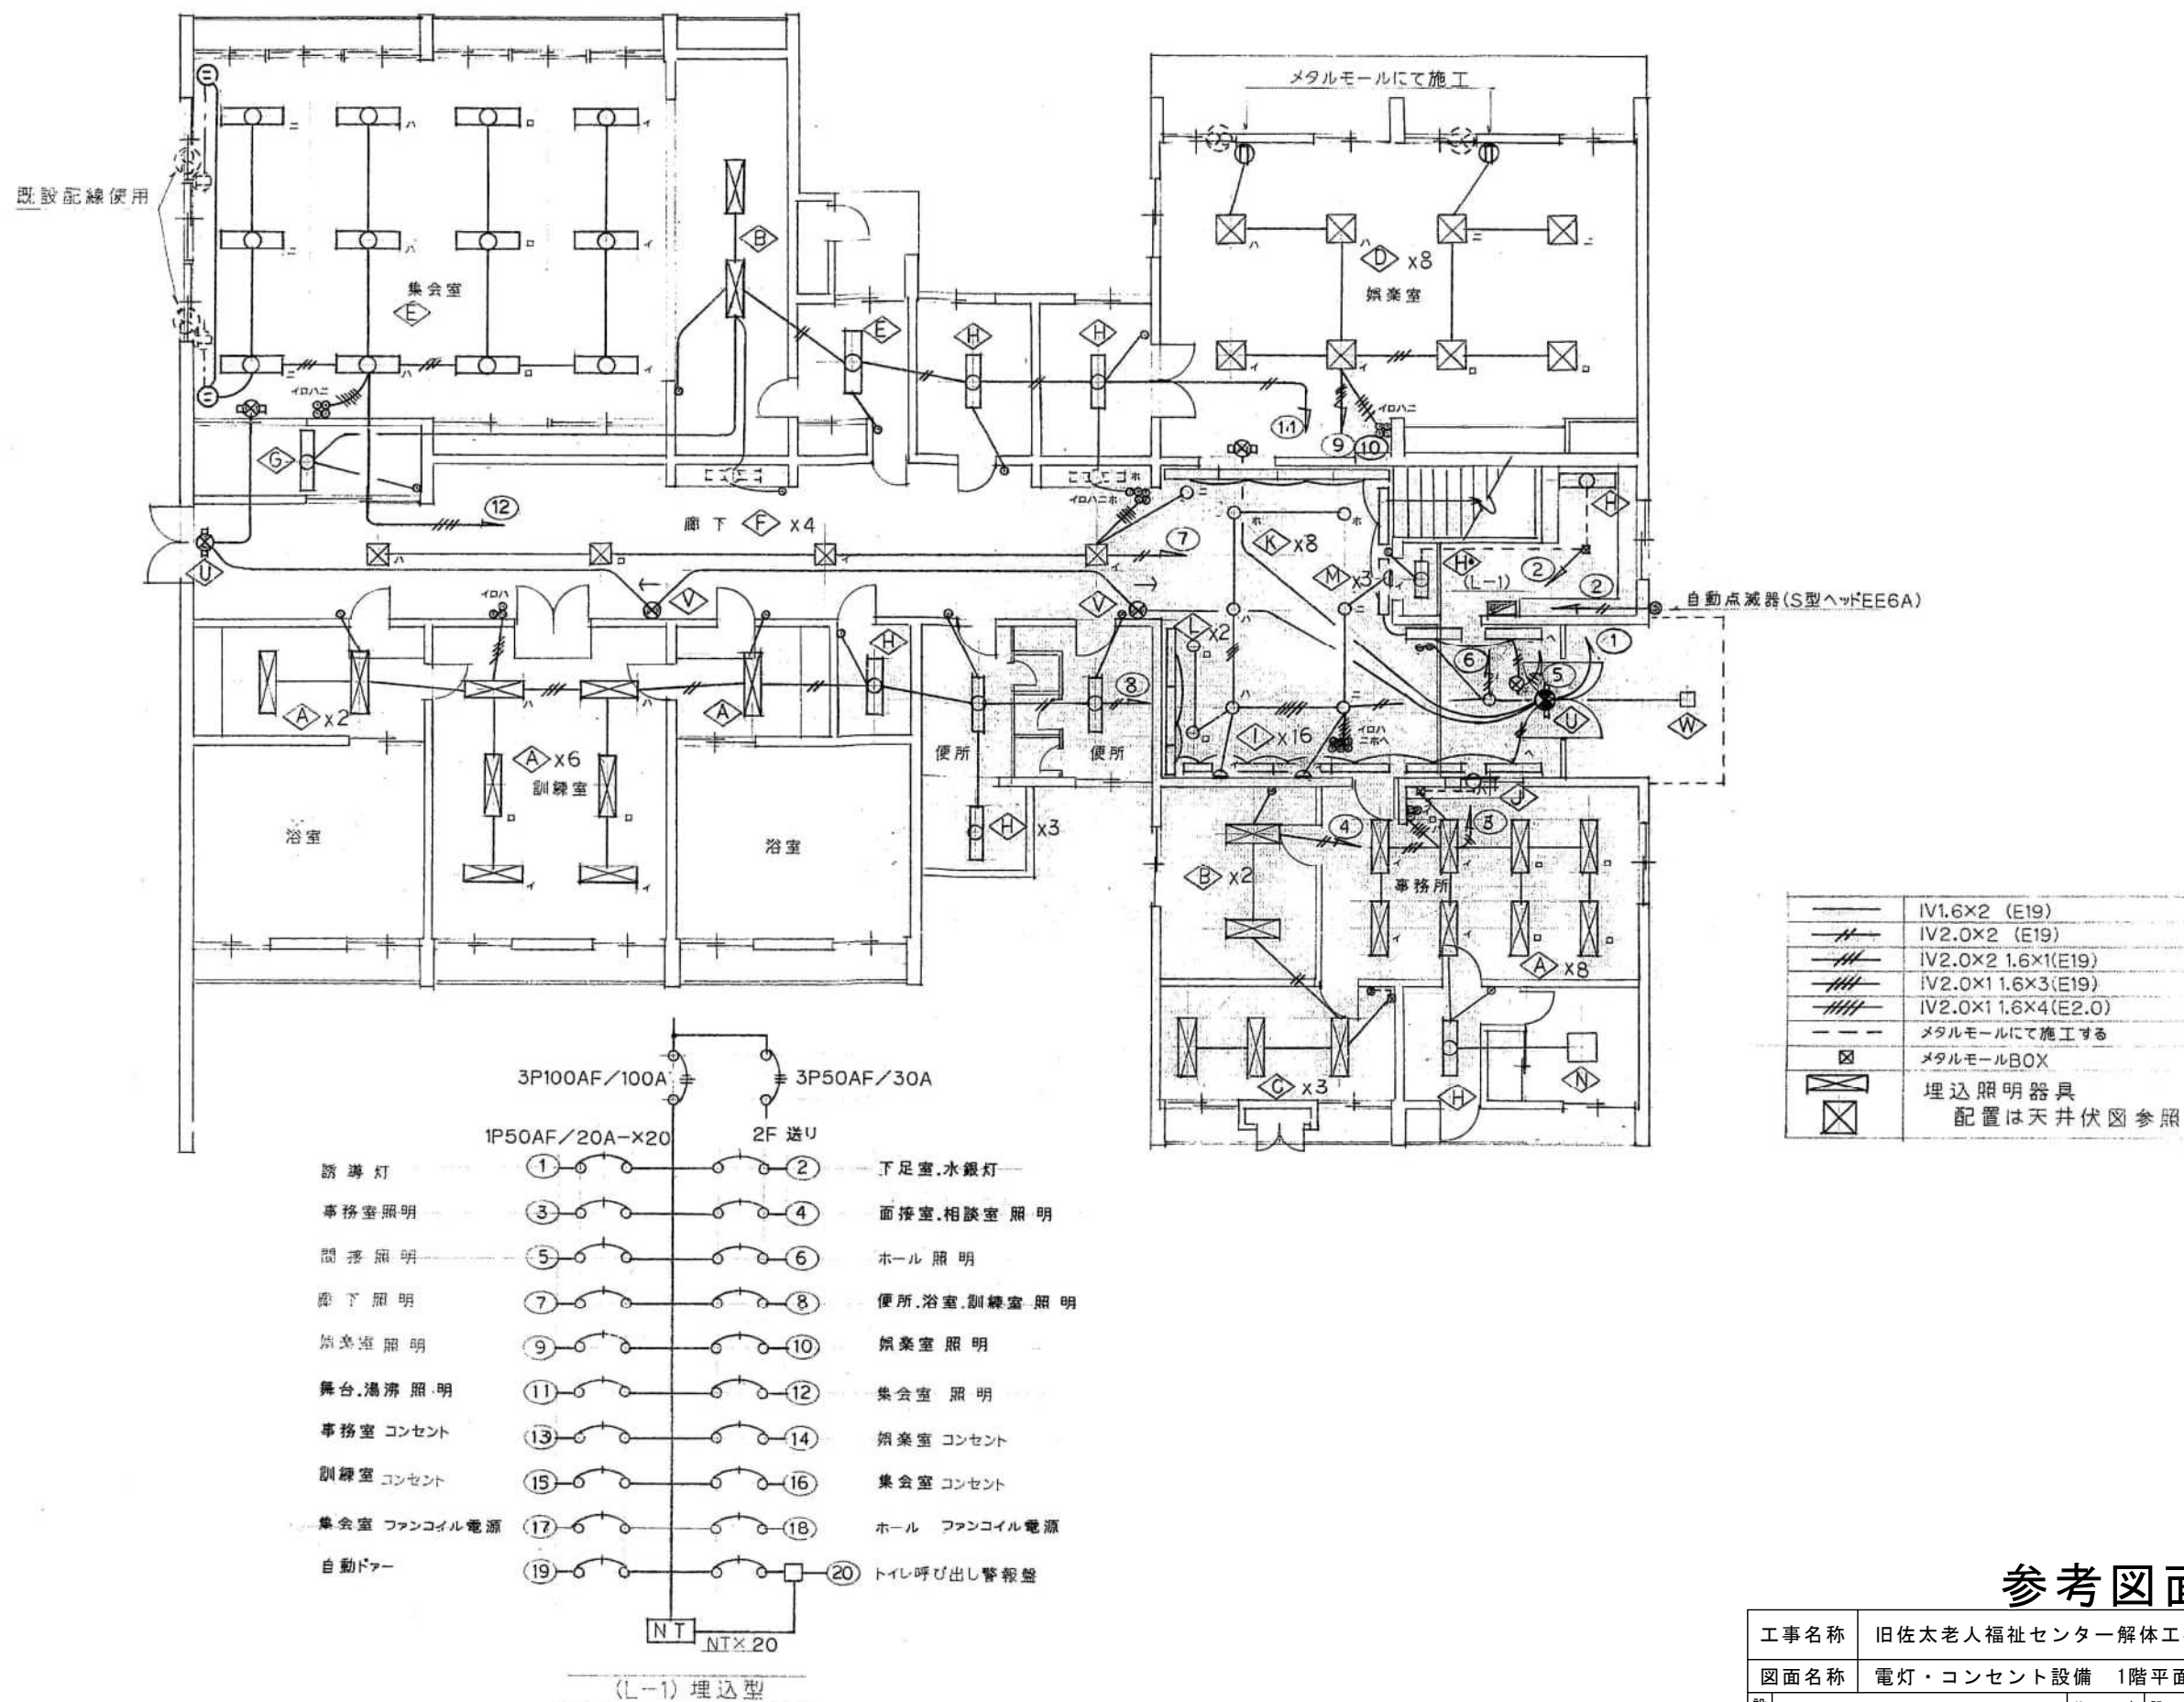





参考図面


工事名称	旧佐太老人福祉センター解体工事				令和6年度 図面サイズ
図面名称	電灯・コンセント設備 1階平面図				A2 E
設計事務所 株式会社C A D S	代表設計作図縮尺				005 013
	清水	鈴木	鈴木	1/100	

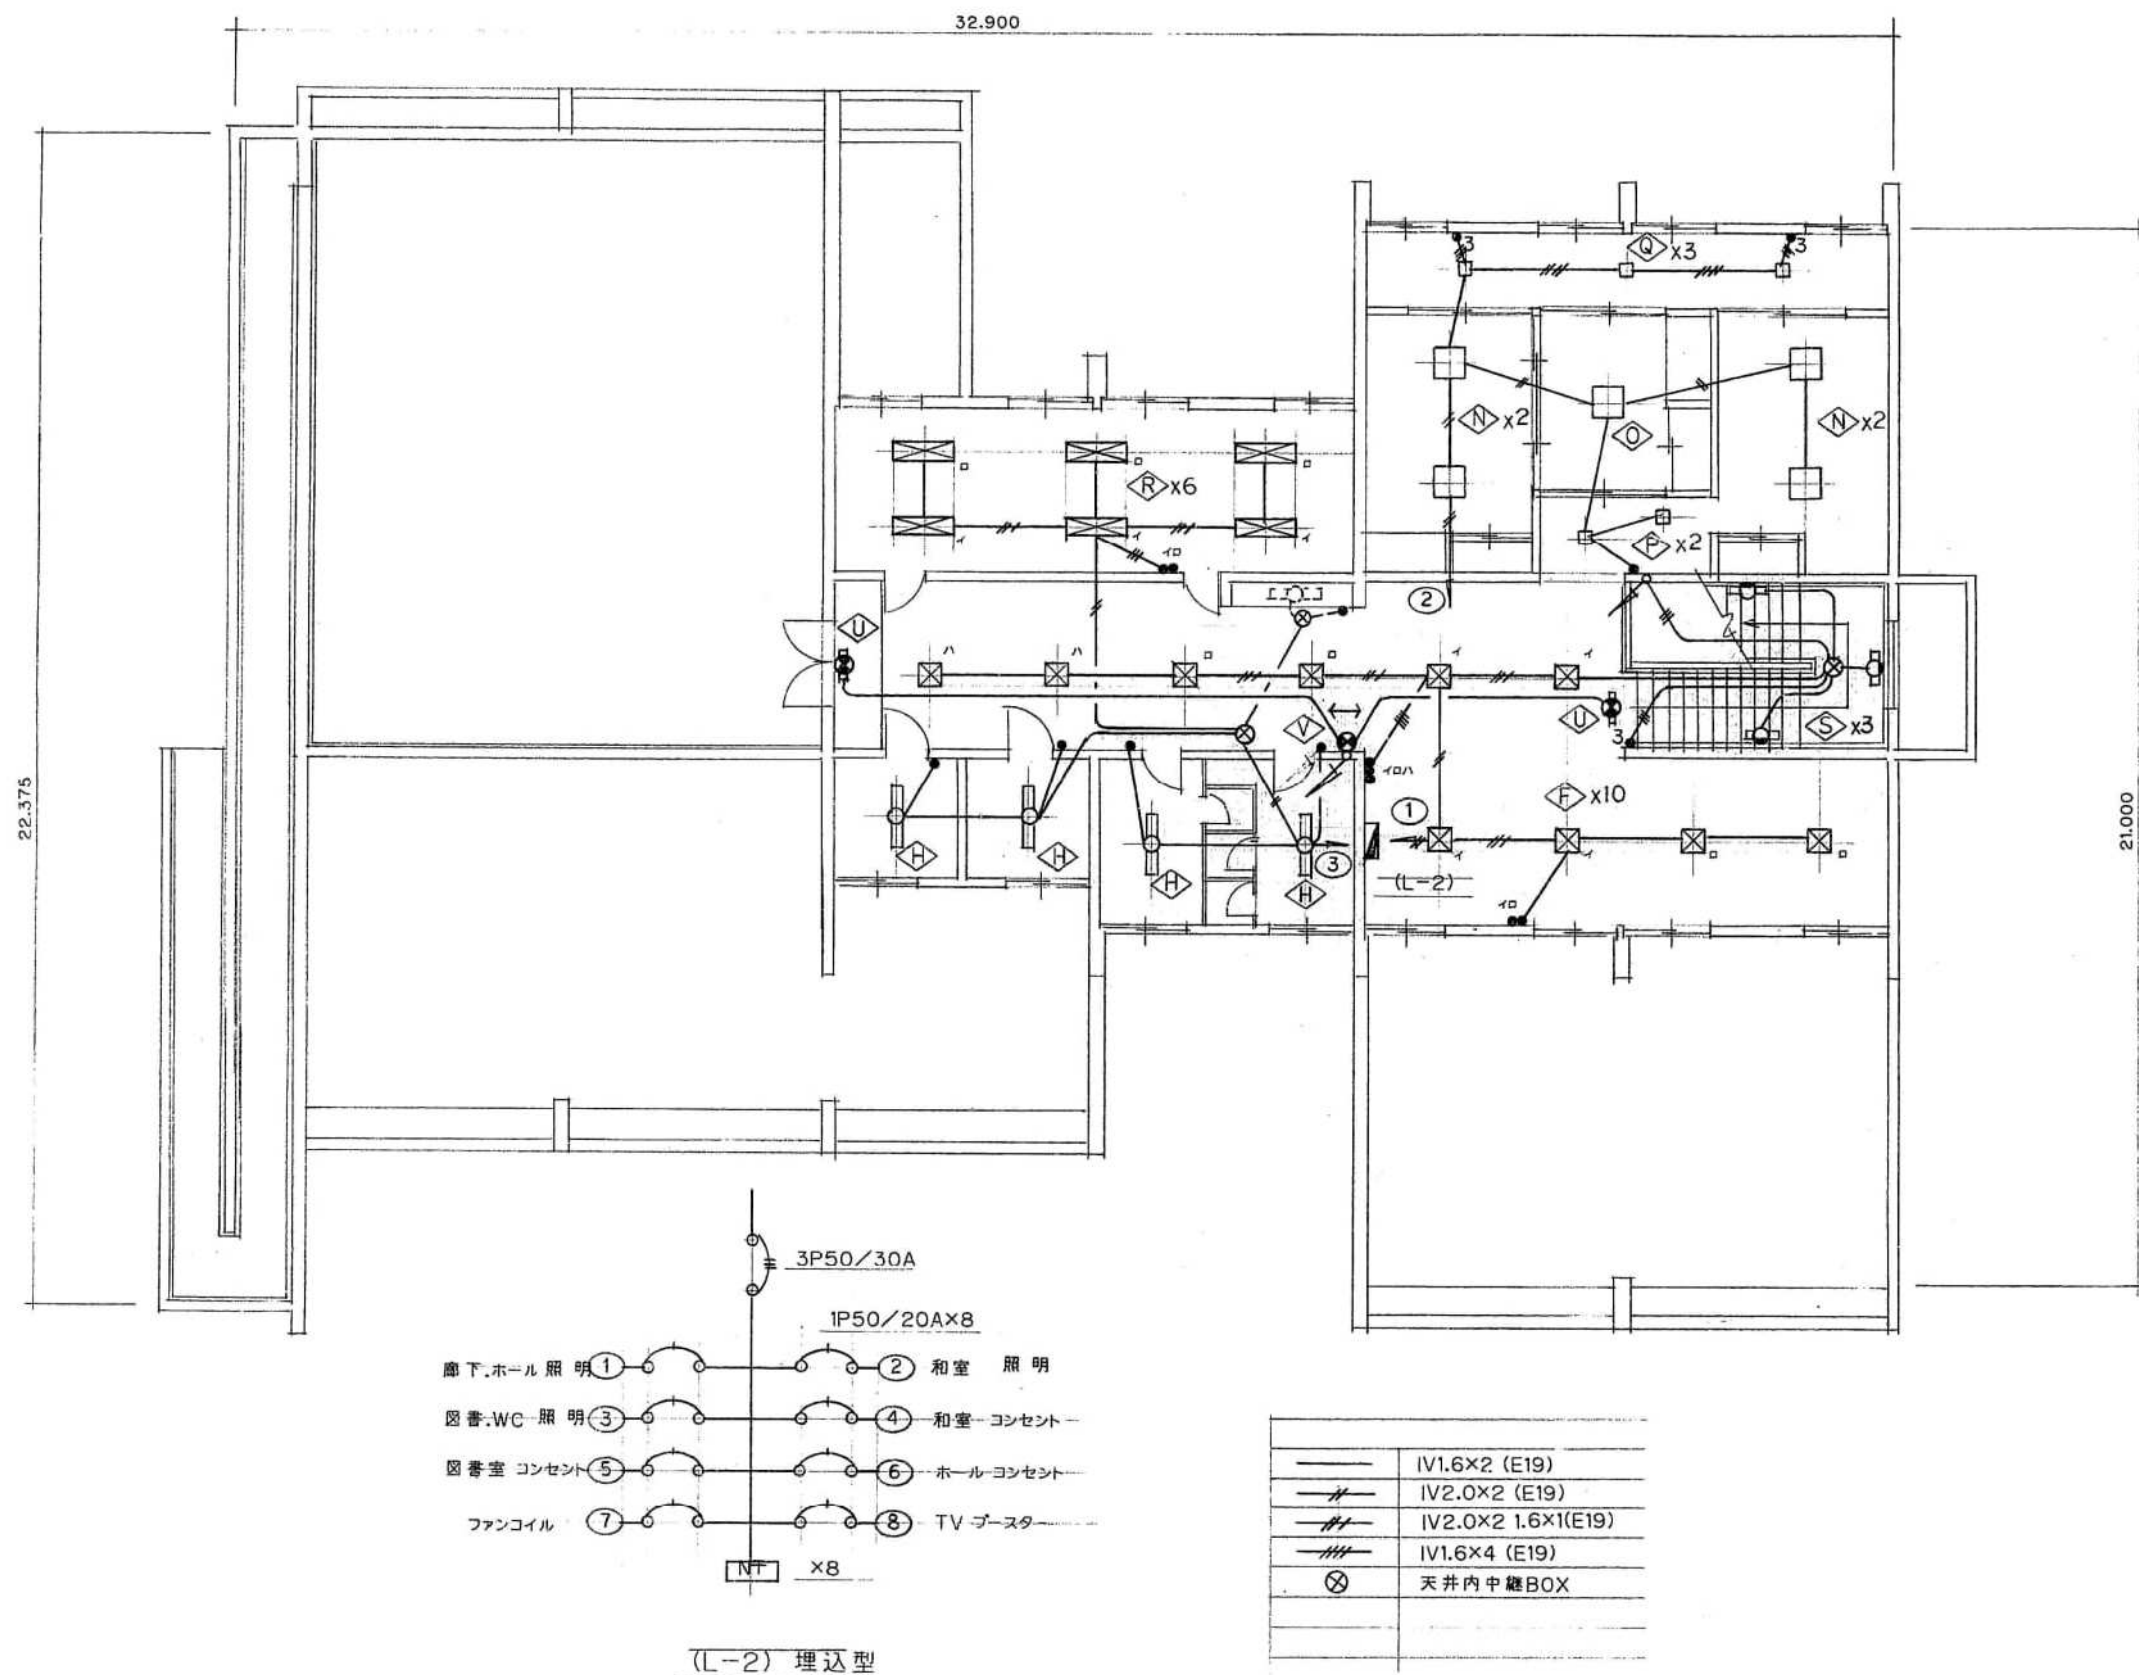


参考図面

工事名称		旧佐太老人福祉センター解体工事				令和6年度	
図面名称		電灯・コンセント設備 2階平面図				図面サイズ	
設計事務所	株式会社C A D S		代 表 設 計 作 図 縮 尺				A2
							E
			清水	鈴木	鈴木	1/100	006 / 013

 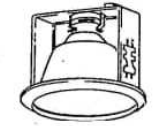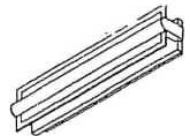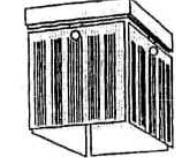
					
A 埋込424KSUH (N)	B 埋込434KSUH (N)	C FA42747 (N)	D FEN55445 (I)	E FDU4204 (I)	F FEN3335 (I)
					
G FGM4125 (T)	H・H・ FA41035UH (N)	I FA41085KUH (N)	J FA41263UH (N)	K IHD1514(X) (T)	L IHD1515(X) (T)
					
M NL80632T (N)	N FUH9013K (T)	O FUH1213K (T)	P IG2707 (T)	Q IG2314 (T)	R FEE4202 (I)
					
S FWE2101 (I)	T FA41958PUGL (N)	U FA21958PGL (N)	V FA11552PGL (N)	W SL1506 (I)	

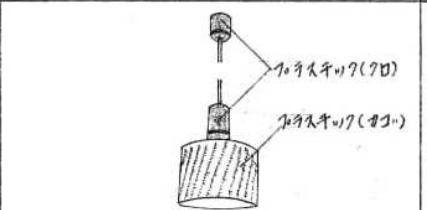

	1階	2階
白熱灯 60w x 1	0	2

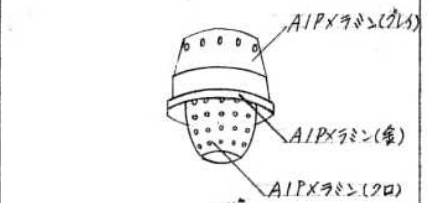

	1階	2階
白熱灯 40w x 1	6	0

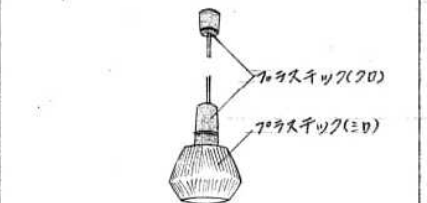




	1階	2階
白熱灯 60w x 1	3	0




	1階	2階
水銀灯 100w x 1	0	1

40w蛍光灯は高効率型グロー球灯
30w以下の蛍光灯は低効率型グロー球灯

参考図面

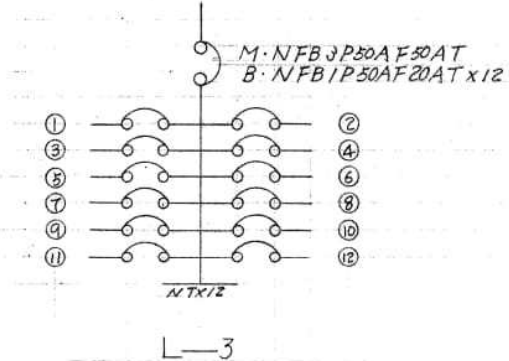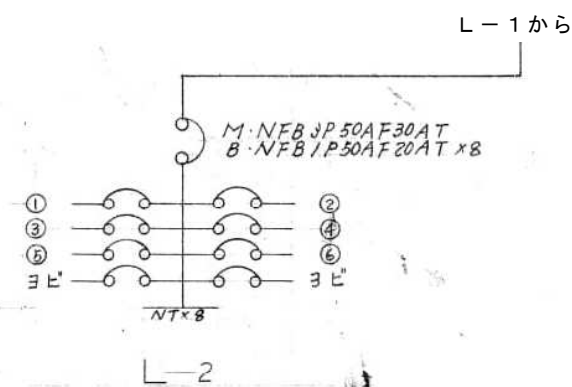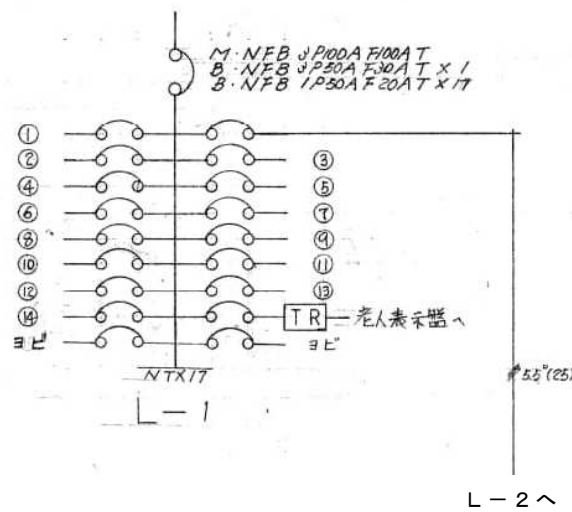


工事名称	旧佐太老人福祉センター解体工事				令和6年度 図面サイズ
図面名称	照明器具図				A2
設計事務所	株式会社CADS				E
代表設計者	清水	鈴木	鈴木	-	007 013

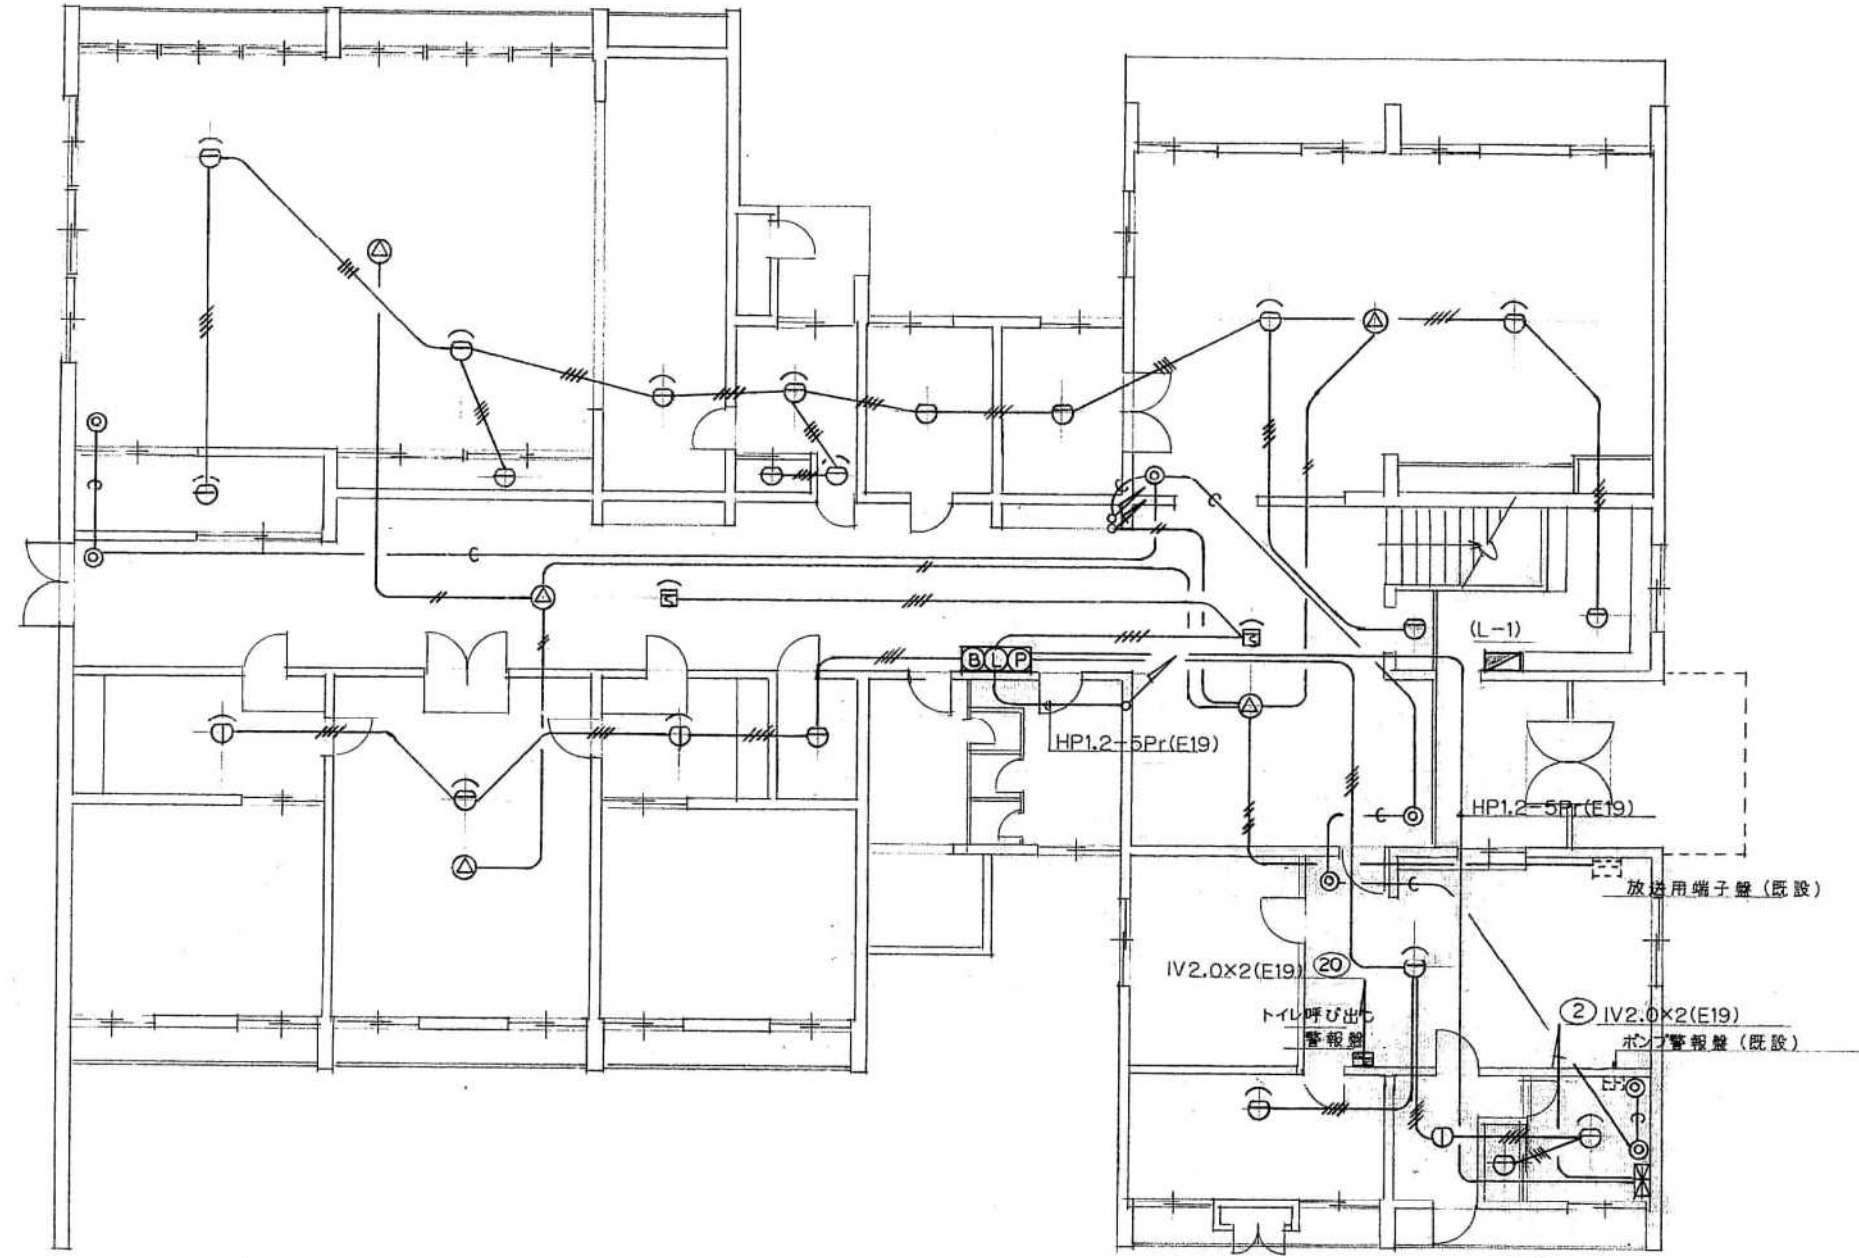

	HIV1.2x4(E19)
	差動スポット型 2種(埋込型)
	差動スポット型 2種(露出型)
	定温式スポット型 1種(露出型)
	光電式スポット型 2種(埋込型)
	発信機 (埋込型)
	受信機 P型2級 5回線(露出型)
	トイレ呼び出し 警報盤 4区(露出型)
	IV1.2x2(E19) 埋込スピーカ(丸形サランネット 3w)
	(E19) 呼線 1.6mm入線
	警備用 BOX フレート止

参考図面


工事名称		旧佐太老人福祉センター解体工事				令和6年度
図面名称		火災警報設備 1階平面図				図面サイズ
設計事務所	株式会社C A D S		代表設計者			A2
			清水	鈴木	鈴木	E
					1/100	008/013

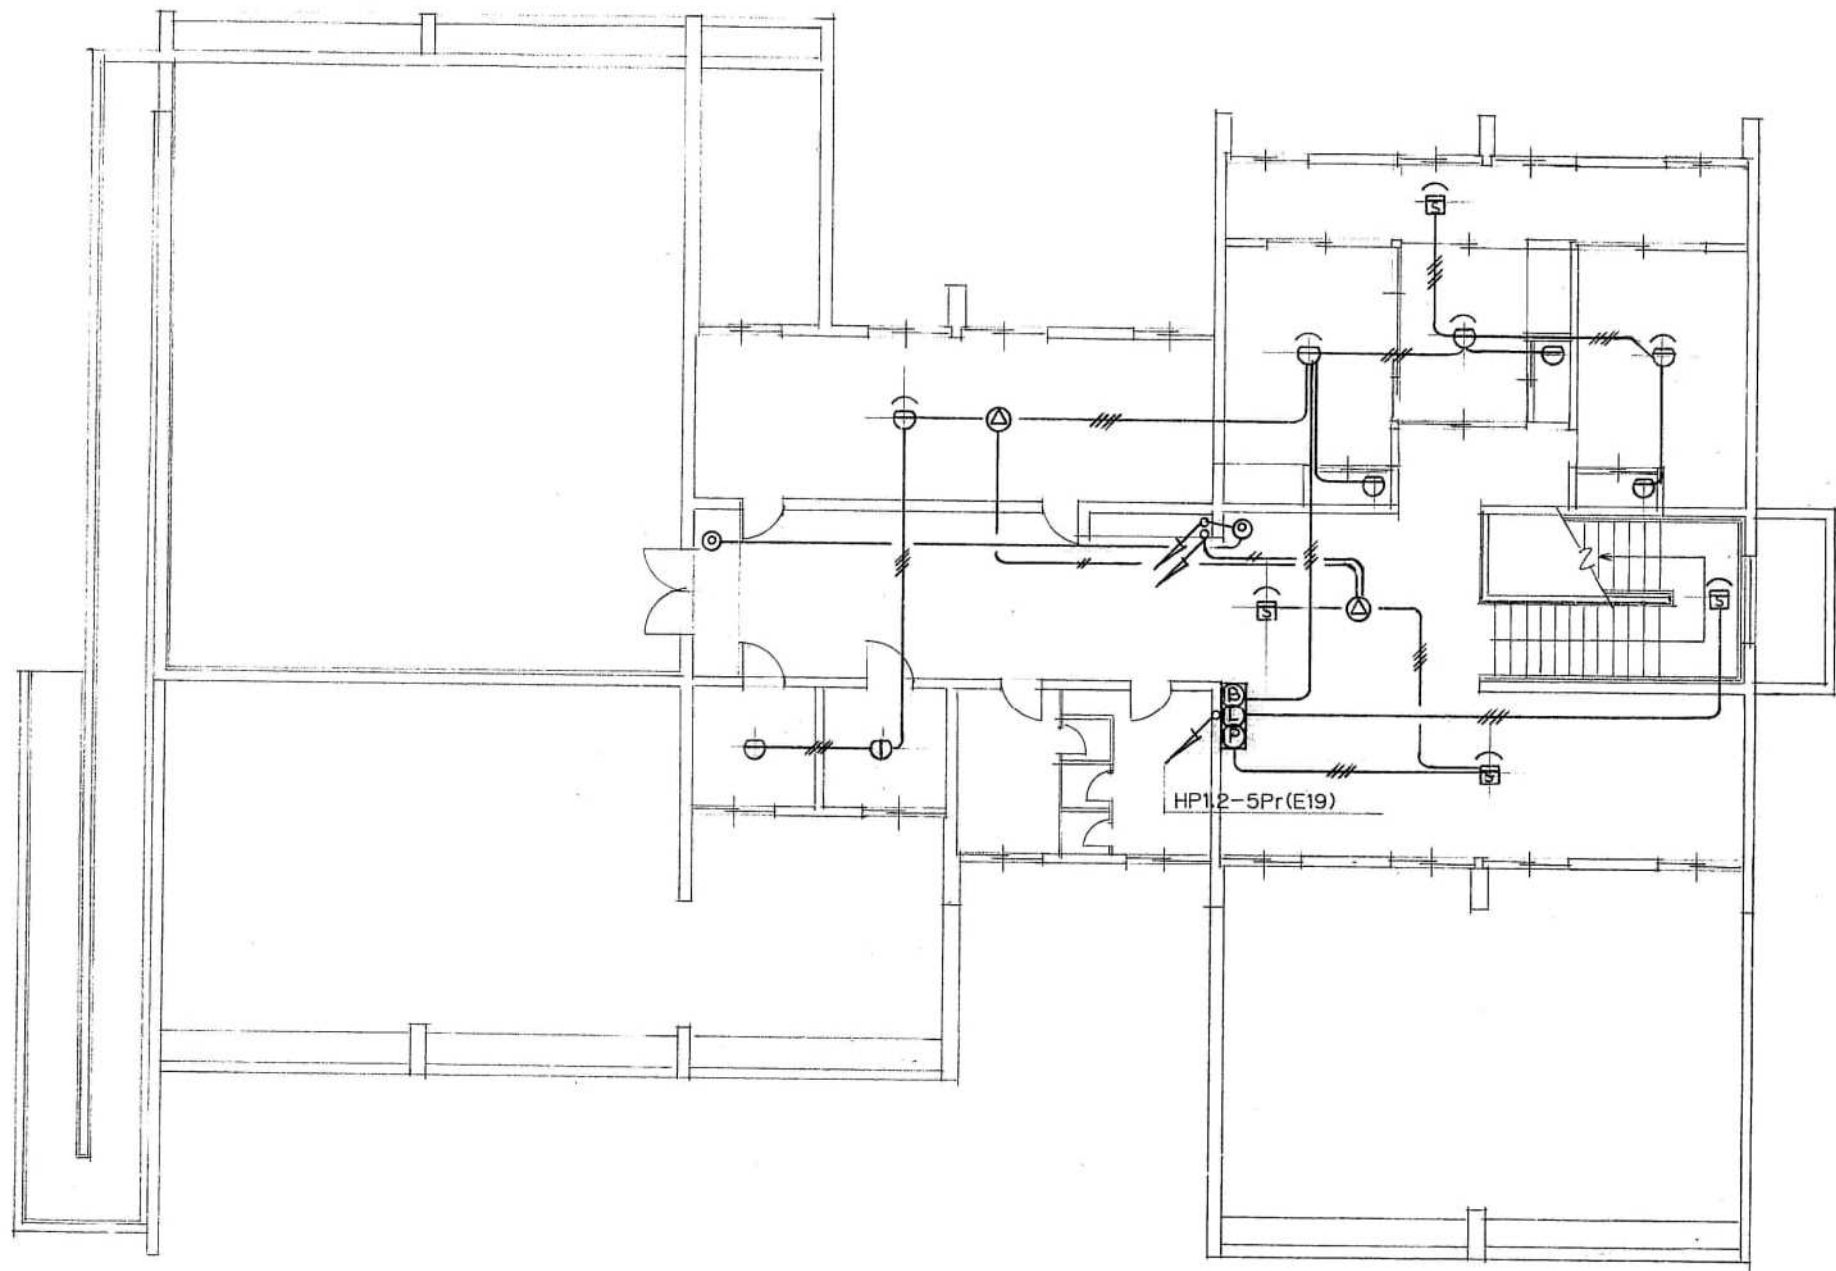

	HiV1.2x4(E19)
	差動スポット型 2種(埋込型)
	差動スポット型 2種(露出型)
	定温式スポット型 1種(露出型)
	光電式スポット型 2種(埋込型)
	発信機 (埋込型)
	受信機 P型2級 5回線(露出型)
	トイレ呼び出し 警報盤 4窓(露出型)
	V1.2x2(E19)
	埋込スピーカ(丸形サランネット 3w)
	(E19) 呼線 1.6mm入線
	警備用 BOX フレート止

参考図面


工事名称		旧佐太老人福祉センター解体工事				令和6年度	
図面名称		火災警報設備 2階平面図				図面サイズ	
設計事務所	株式会社 C A D S		代 表 設 計		作 図	縮 尺	
			清水		鈴木	鈴木	1/100
							009 / 013

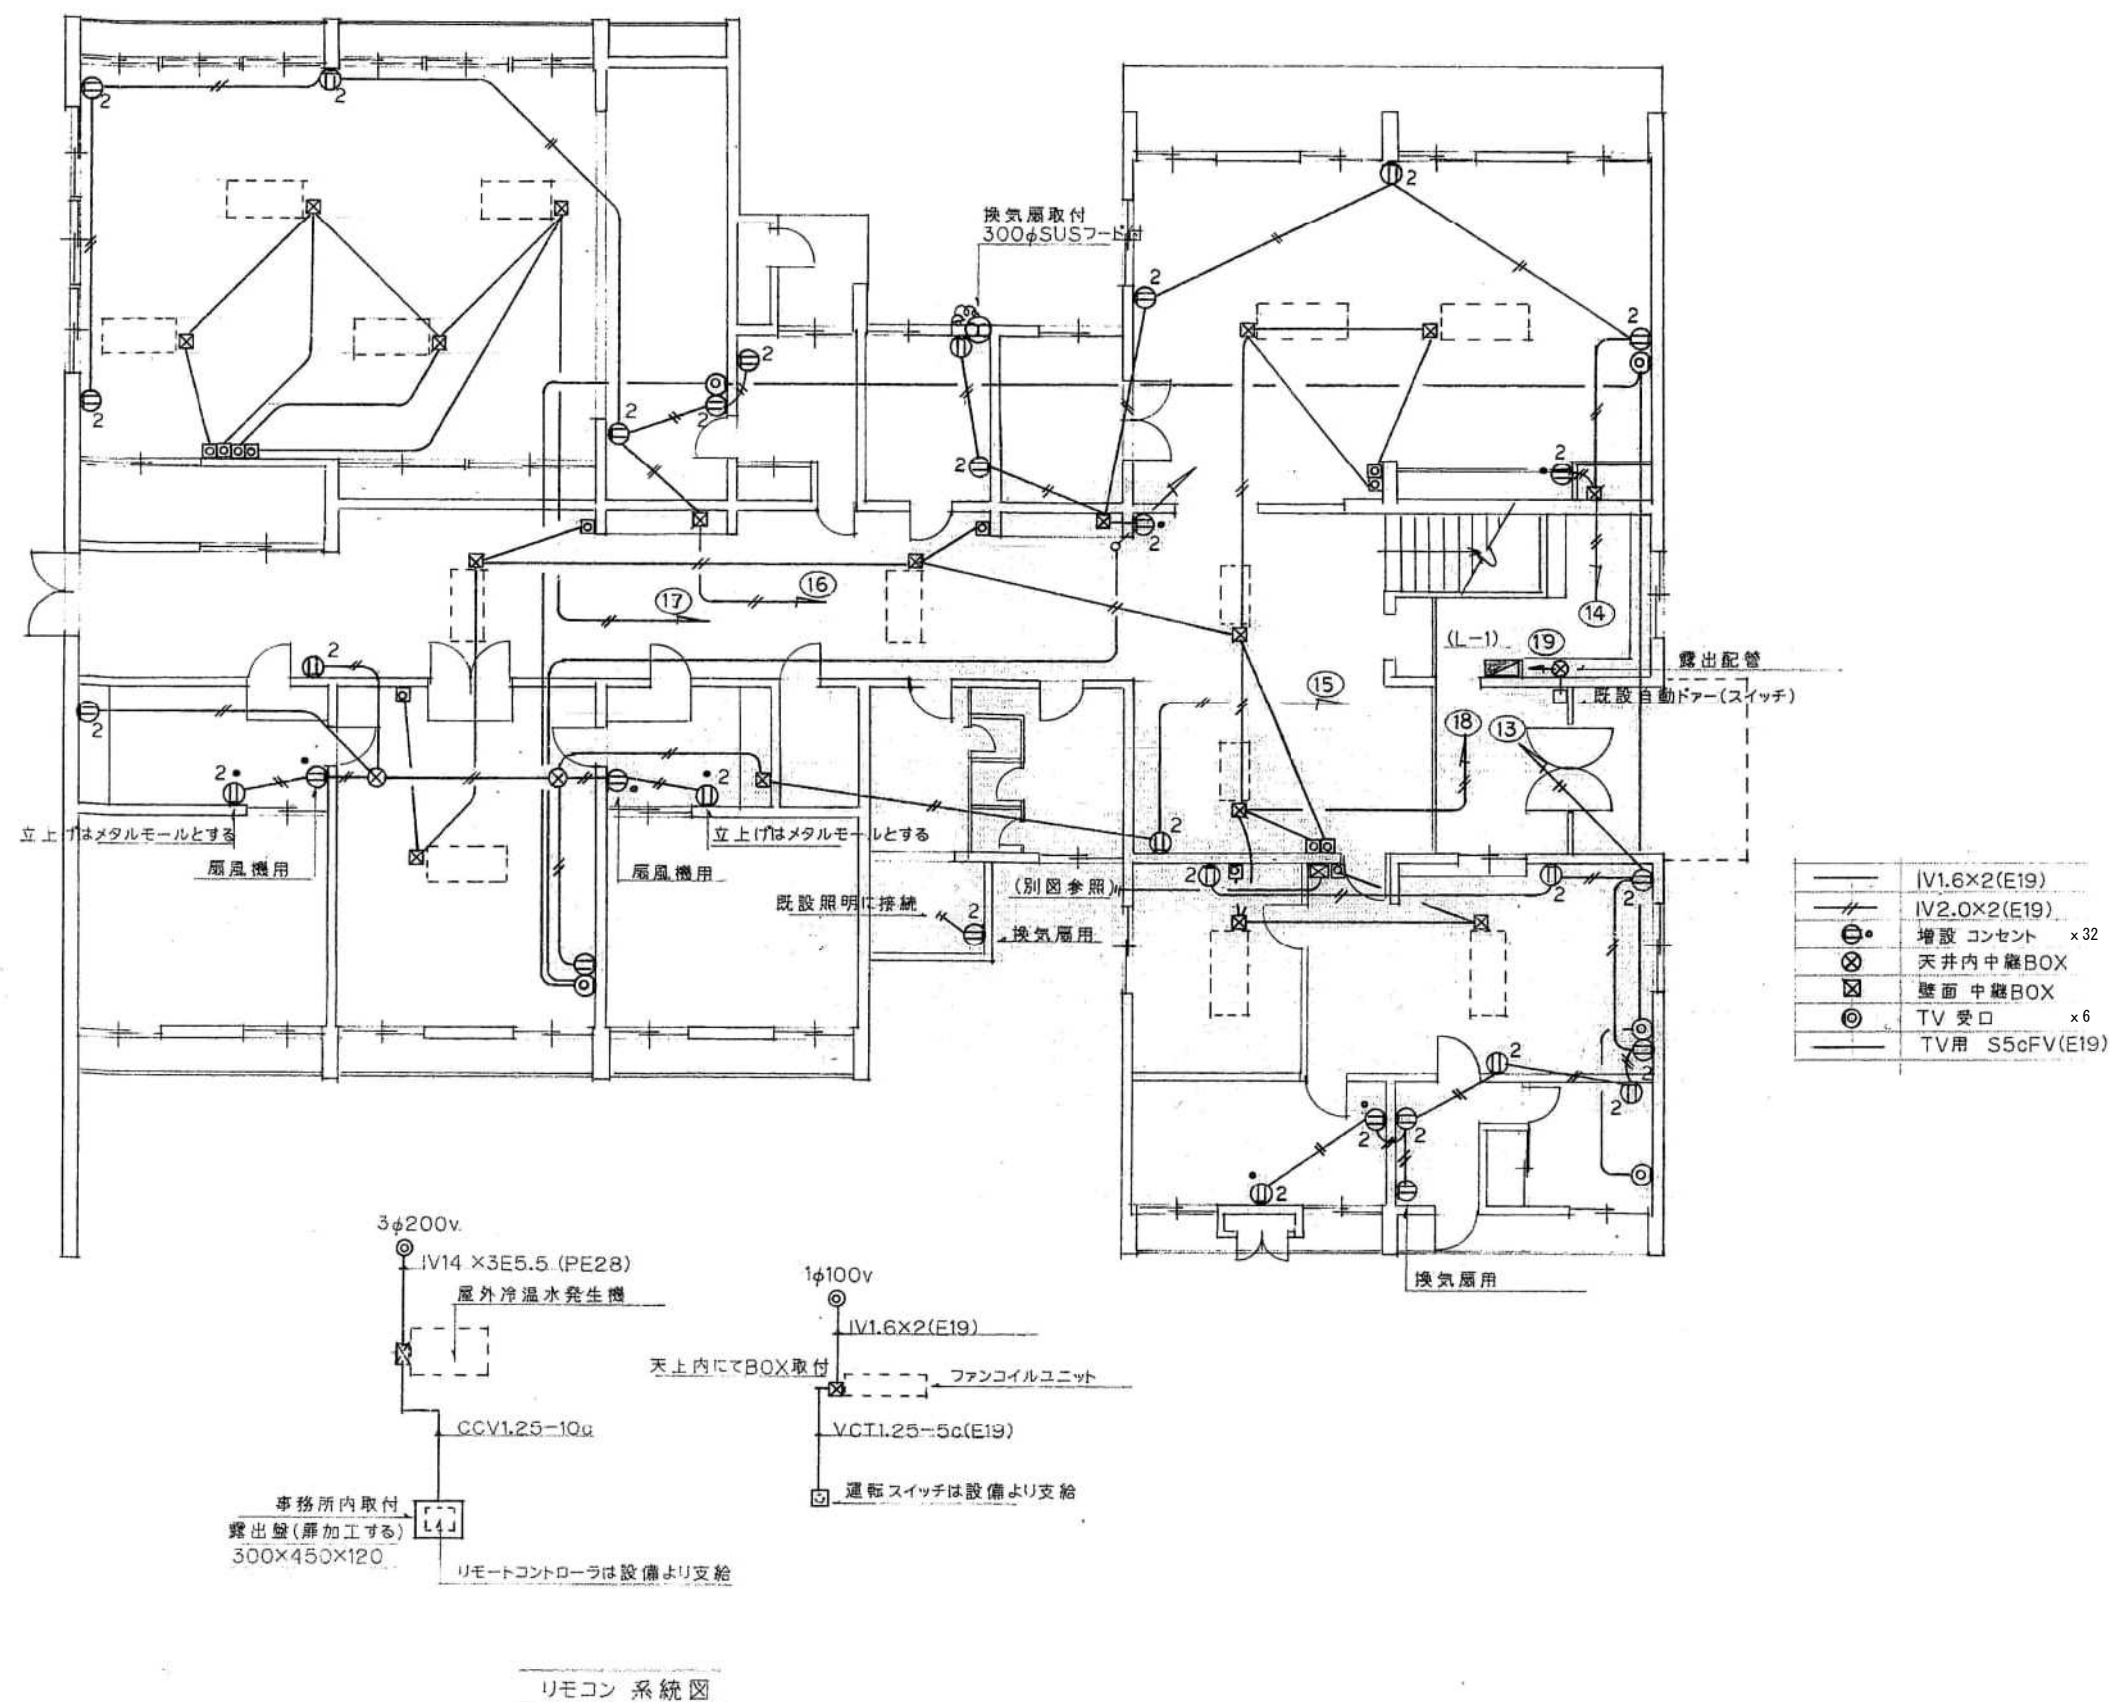

参考図面



工事名称		旧佐太老人福祉センター解体工事				令和6年度
図面名称		1階平面図 (コンセント・TV・空調)				図面サイズ
設計事務所	株式会社C A D S		代表設計作図縮尺			A2
			清水	鈴木	鈴木	E
			1/100			010 013

—	IV1.6×2(E19)	
—	IV2.0×2(E19)	
⊙	増設 コンセント	x13
⊗	天井内中継BOX	
⊗	壁面中継BOX	
⊙	TV 受口	x5
—	TV用 S5cFV(E19)	

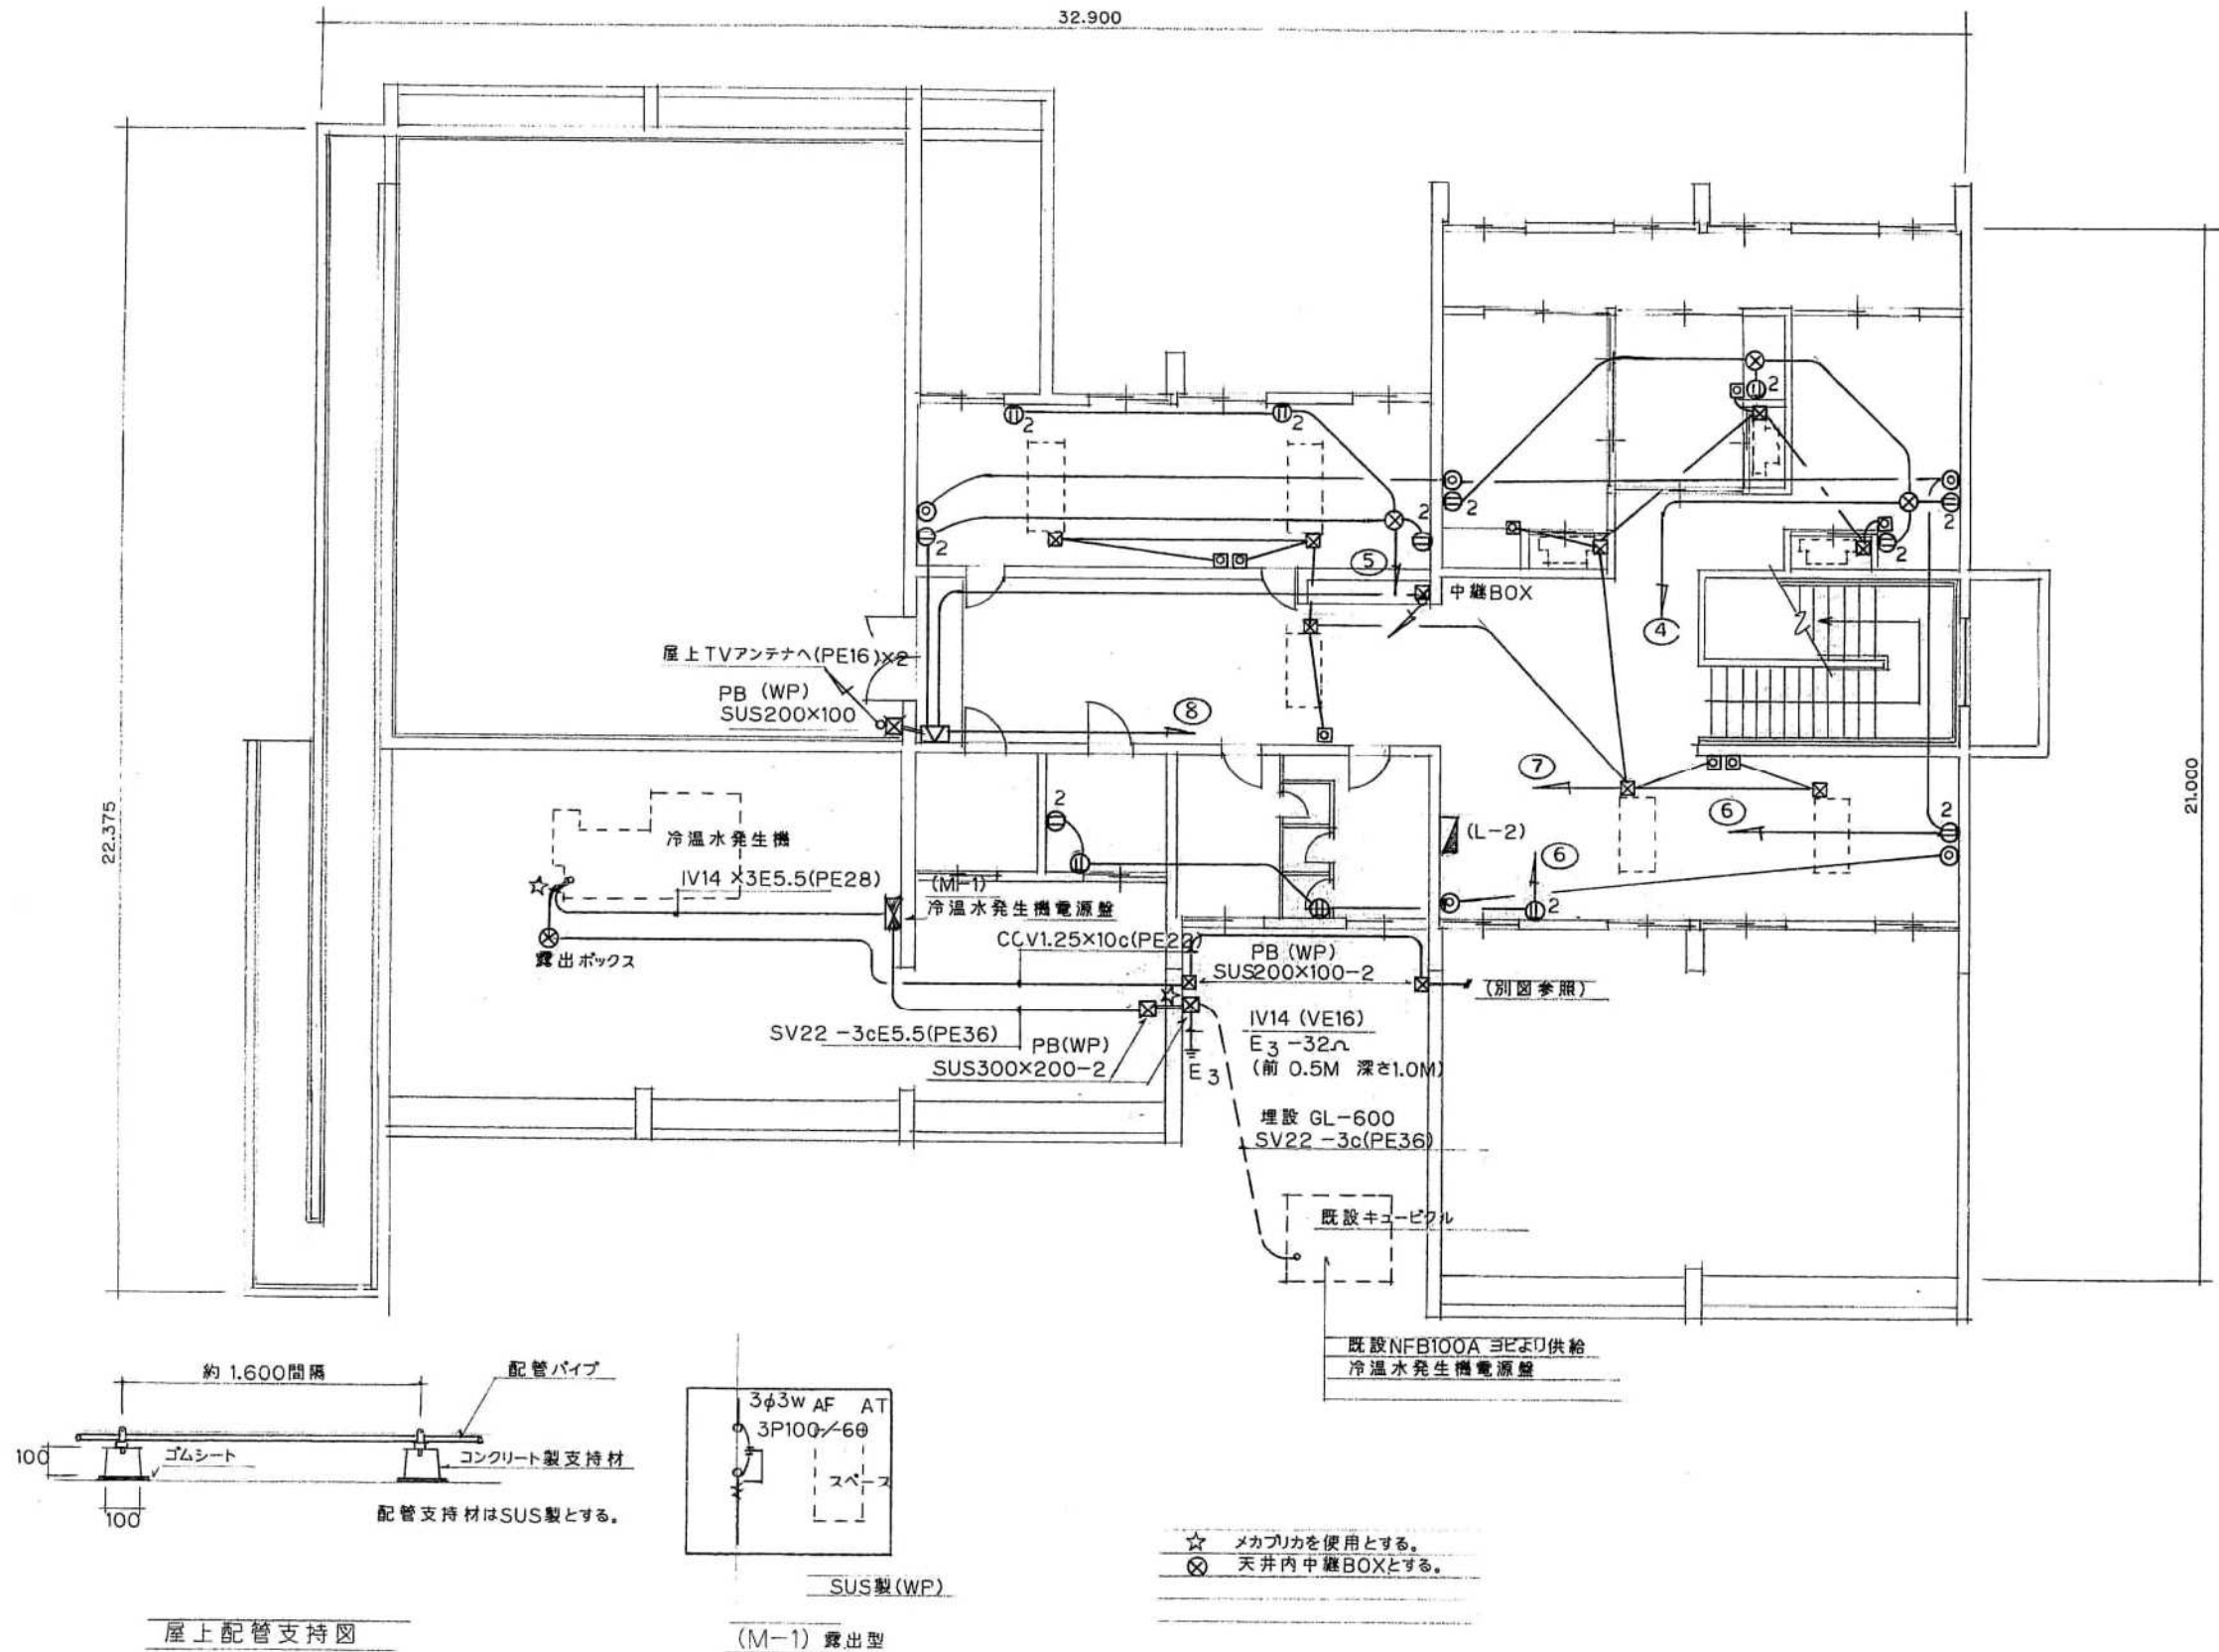





参考図面

工事名称	旧佐太老人福祉センター解体工事				令和6年度
図面名称	2階平面図 (コンセント・TV・空調)				図面サイズ
設計事務所	株式会社C A D S				A2
	代表	設計	作図	縮尺	E
	清水	鈴木	鈴木	1/100	011 / 013

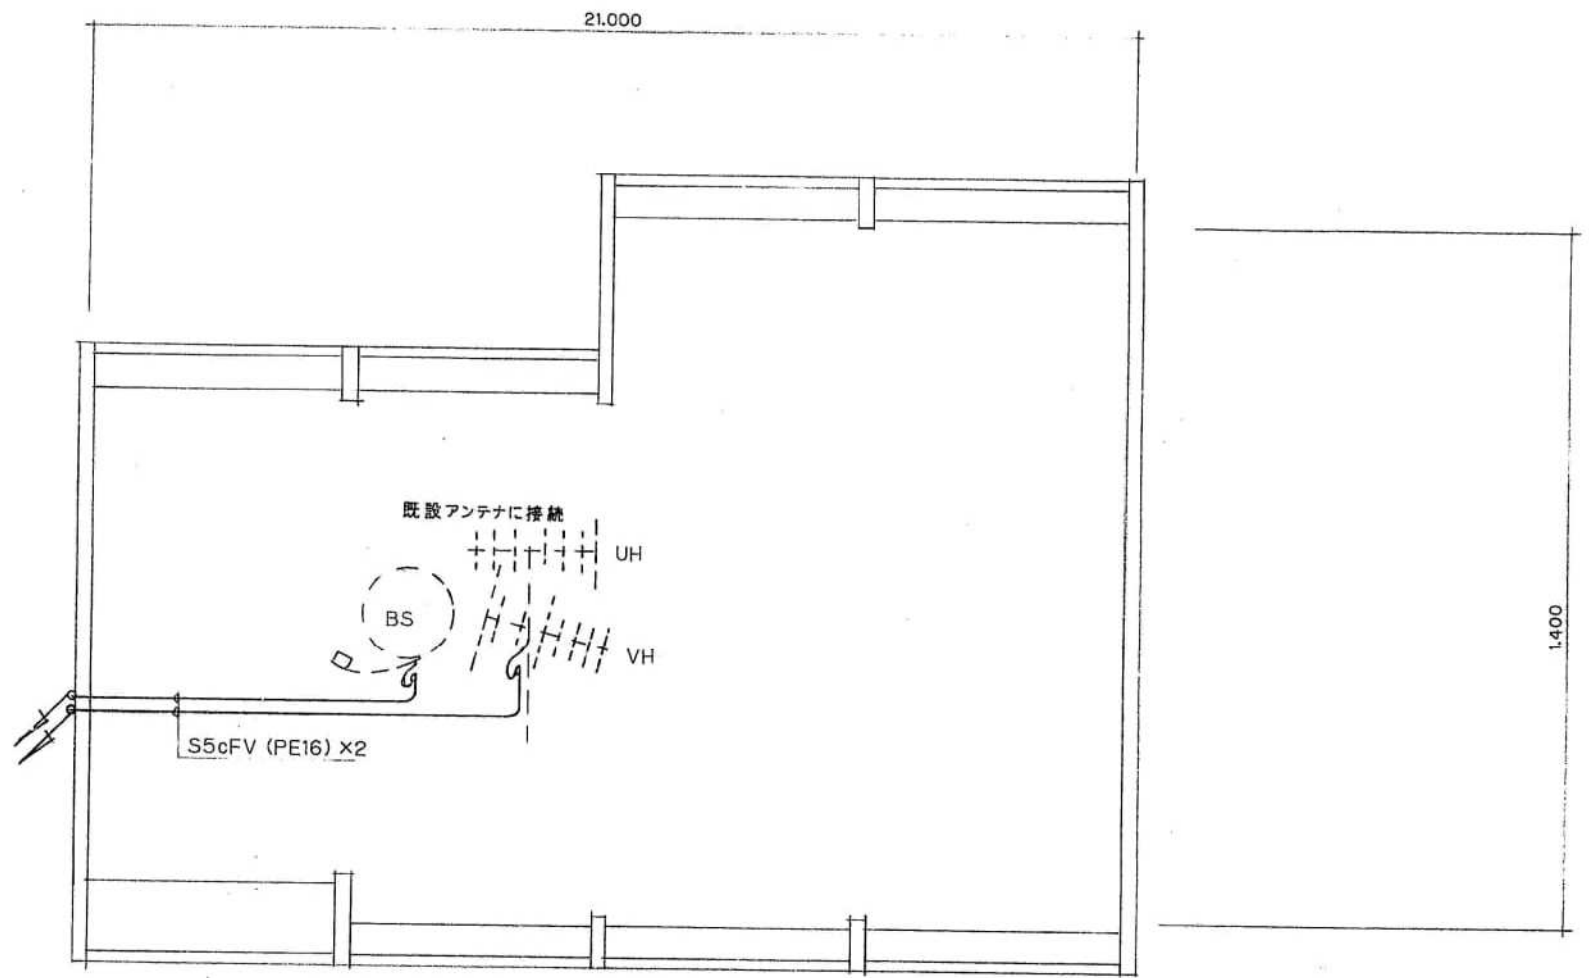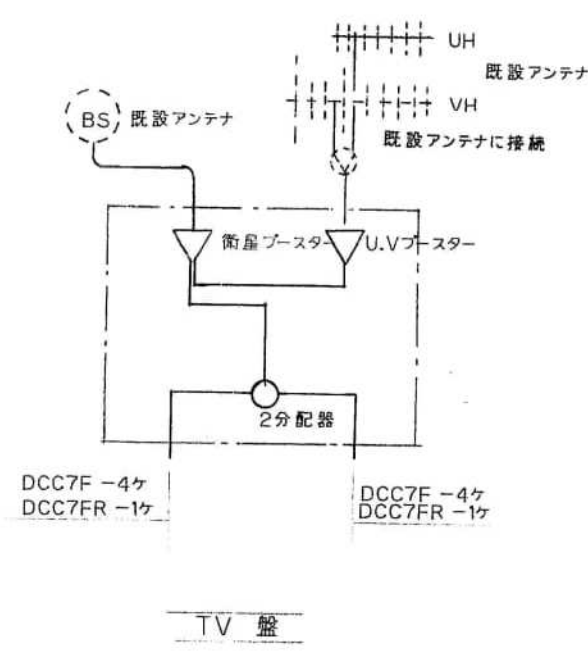

参考図面

工事名称		旧佐太老人福祉センター解体工事				令和6年度
						図面サイズ
図面名称		TVアンテナ 2階屋上平面図				A2
設計事務所	株式会社 C A D S		代 表 設 計		作 図	縮 尺
			清水	鈴木	鈴木	1/100
						012 ／ 013

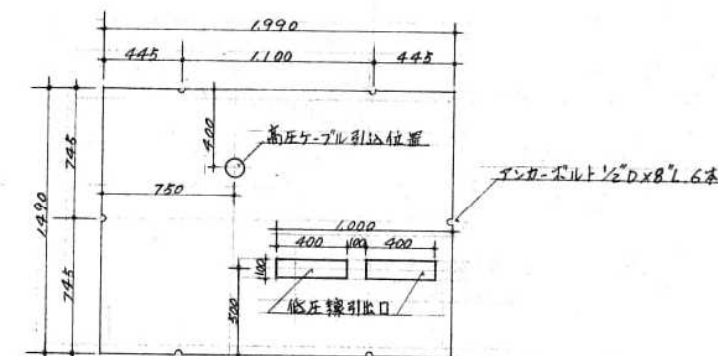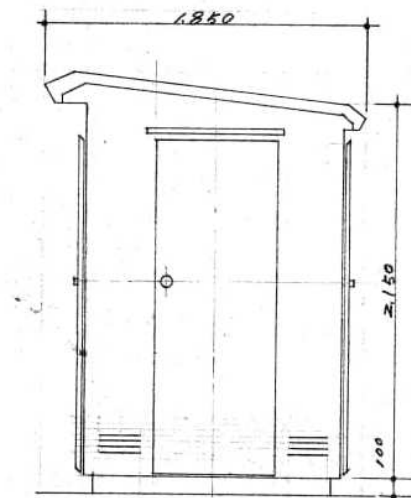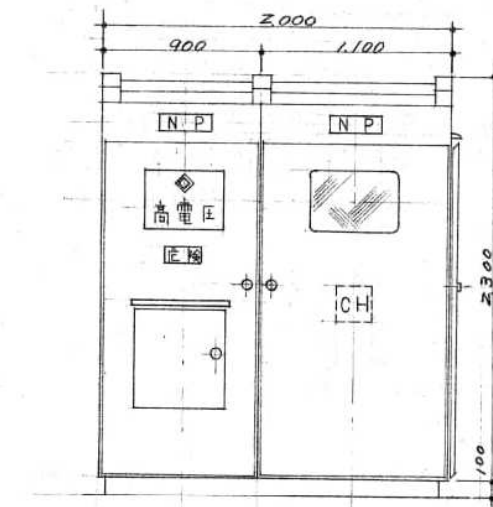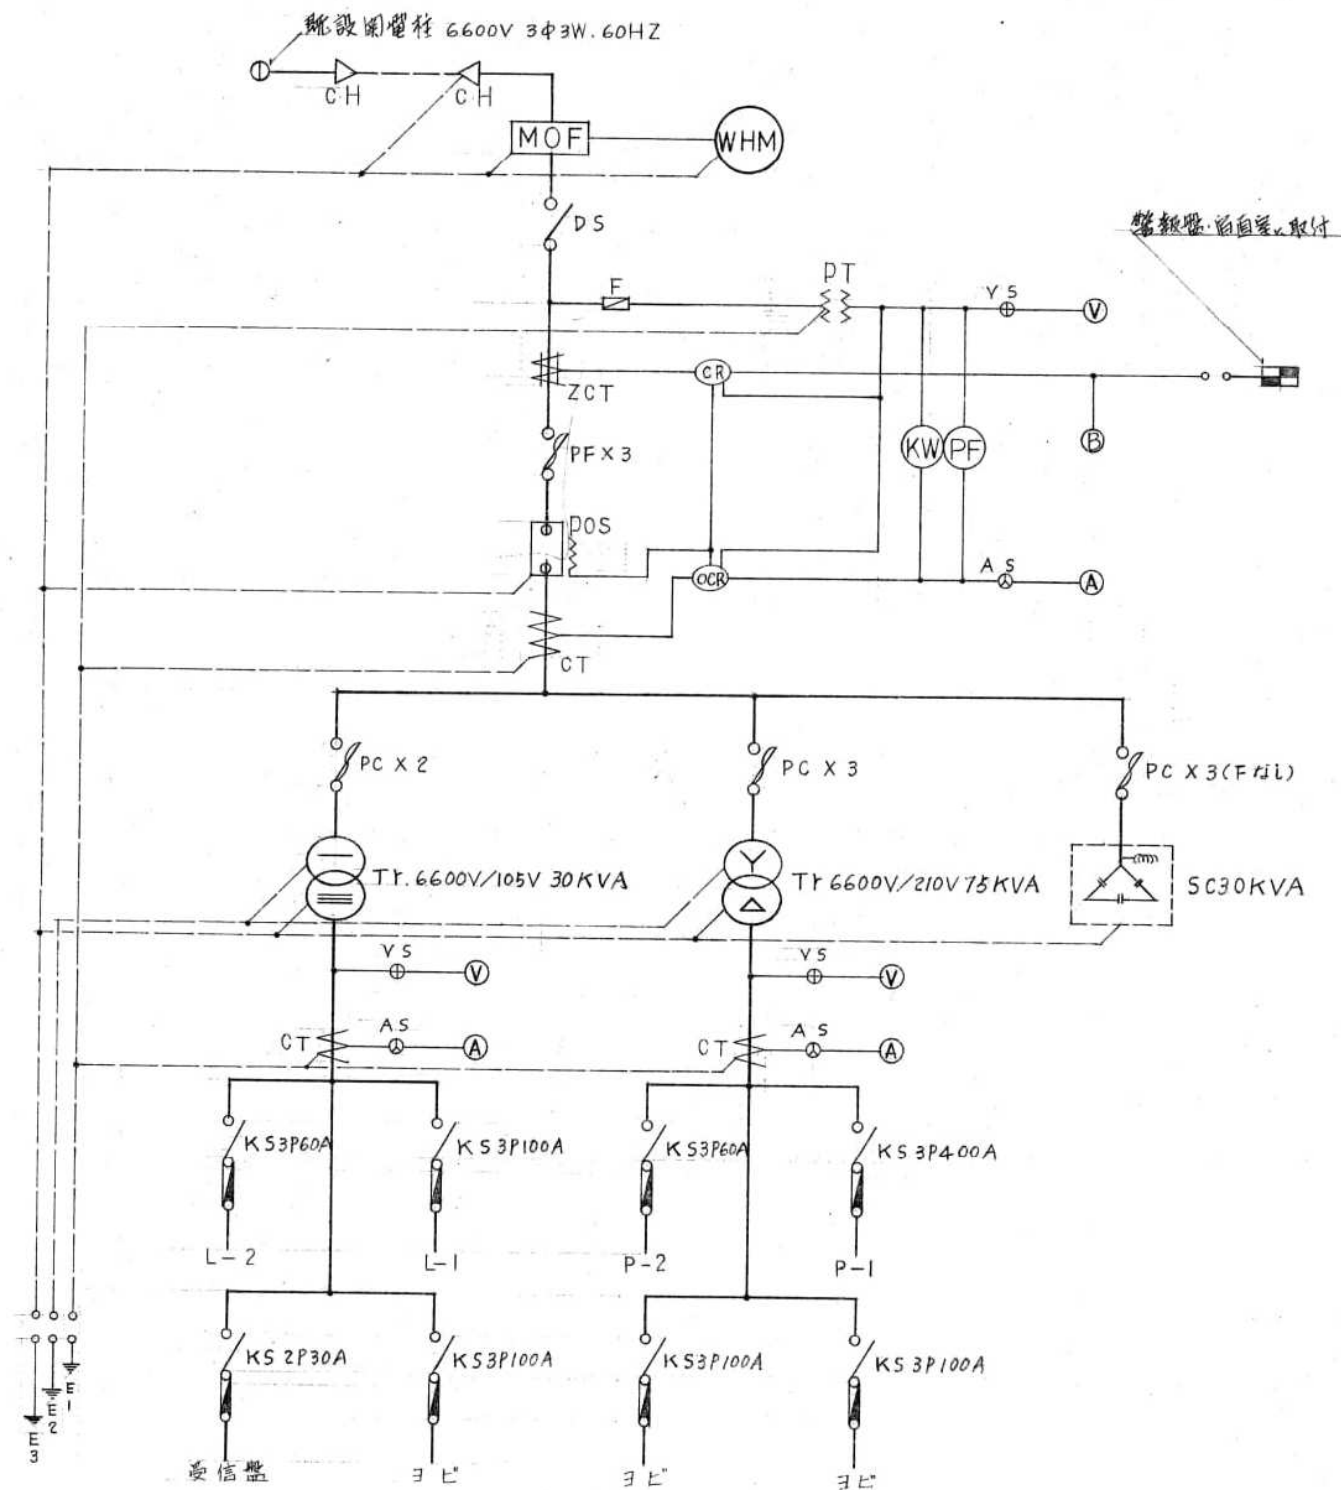

参考図面

工事名称	旧佐太老人福祉センター解体工事				令和6年度 図面サイズ
図面名称	キュービクル詳細図				A2 E
設計事務所	株式会社C A D S				013 013
	代表	設計	作図	縮尺	
	清水	鈴木	鈴木	1/30	